

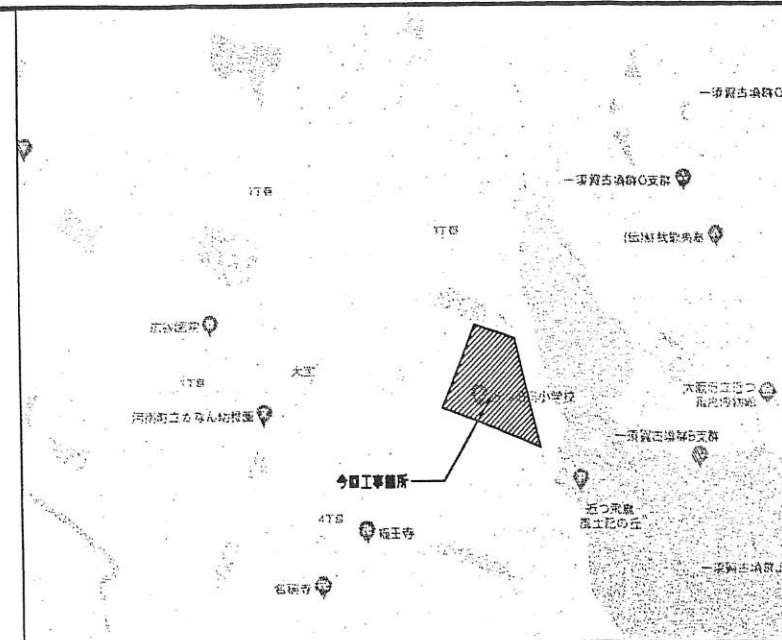


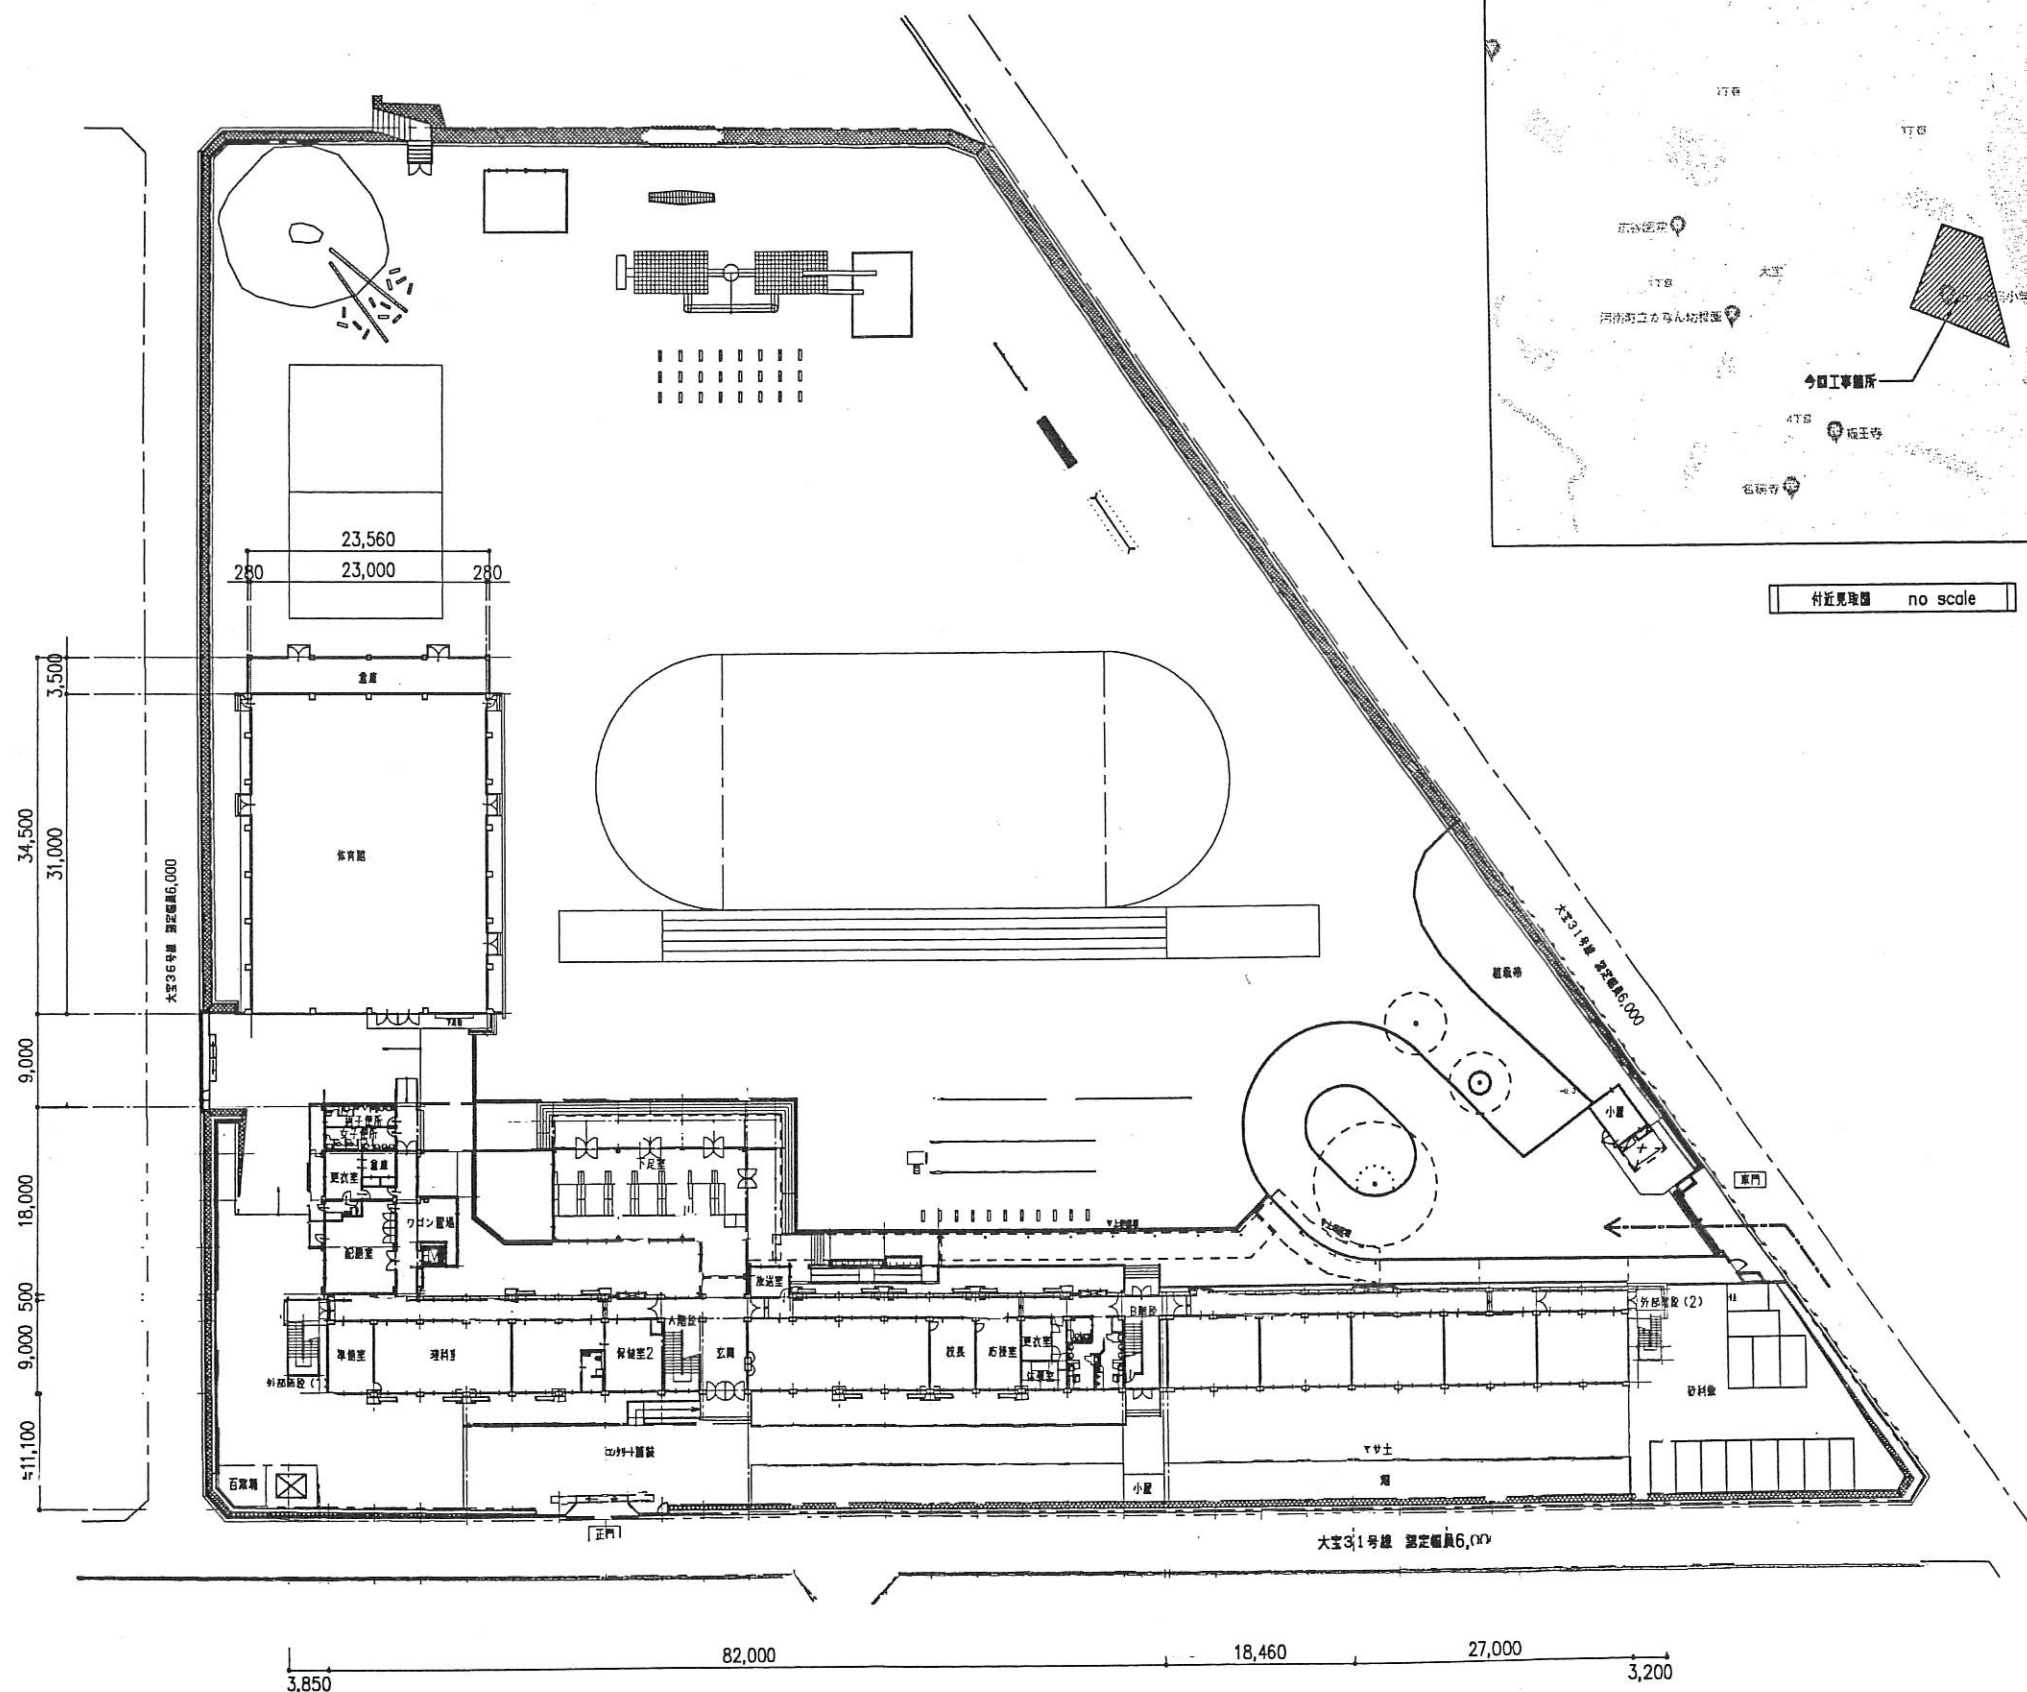


付近見取図 no scale

配置図 S=1:500


注記	変更	月、日			工事名称 河南町立近つ飛鳥小学校	工事概略 意匠		図面名称 付近見取図・配置図					設計No. —																																																																																																																																																																																																																																																																																																																																																																																																																																																																																																																																																																																																																																																																																																																																																																																																																																																																																																																																																																																																																																																																																																																																																																																																																																																																																																																																																																																																																		
																																																																																																																																																																																																																																																																																																																																																																																																																																																																																																																																																																																																																																																																																																																																																																																																																																																																																																																																																																																																																																																																																																																																																																																																																																																																																																																																																																																																																															</

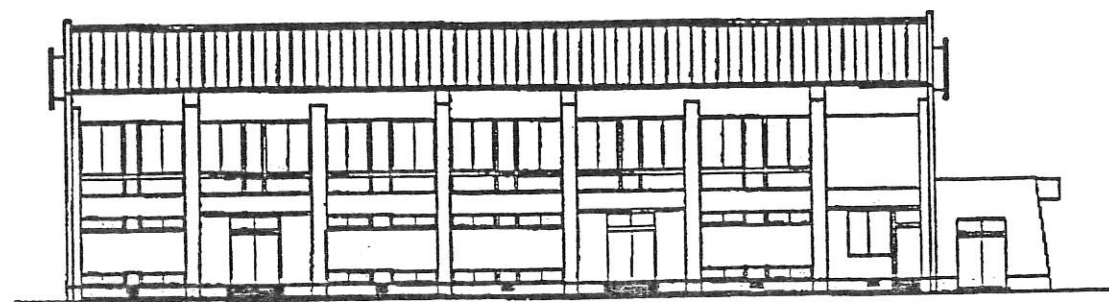


東側立面図 1/200

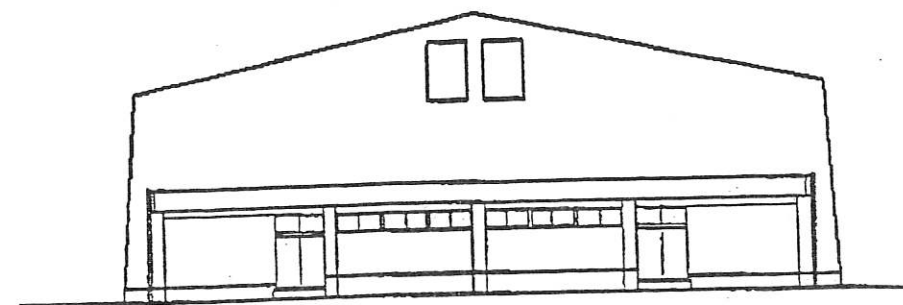



北側立面図 1/200

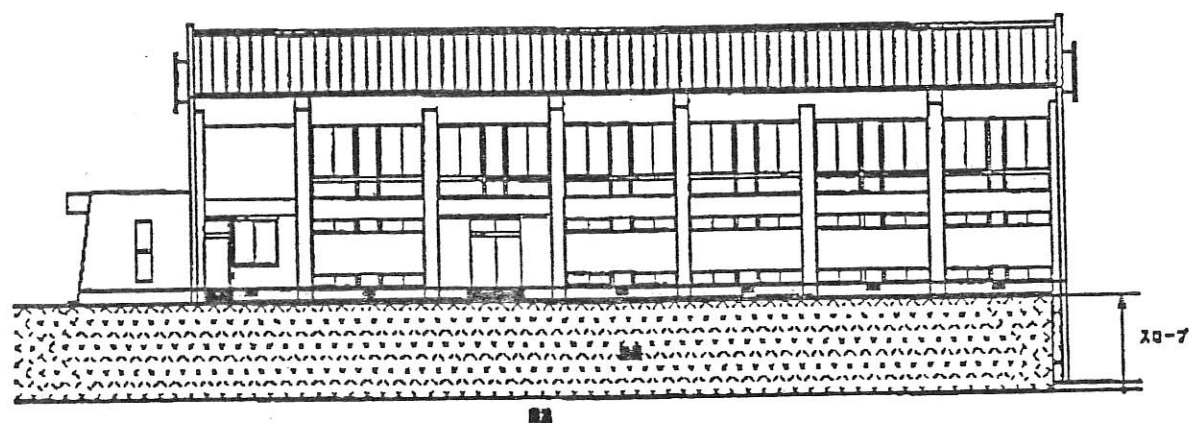

西側立面図 1/200

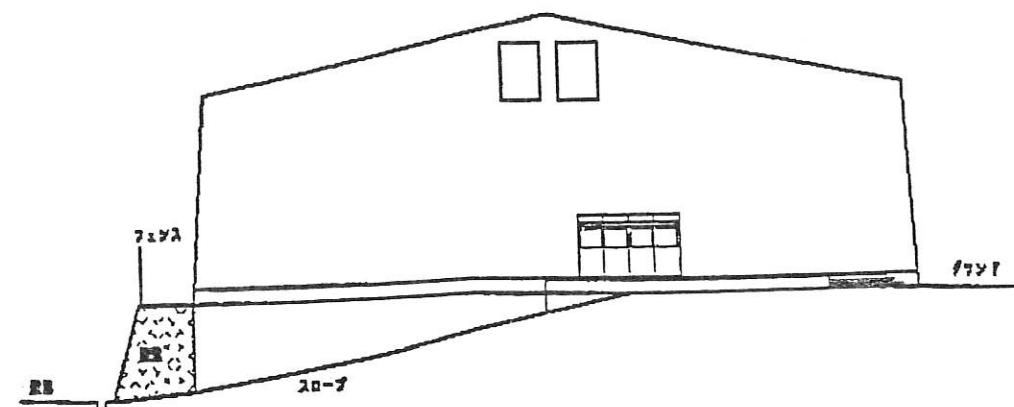


南側立面図 1/200

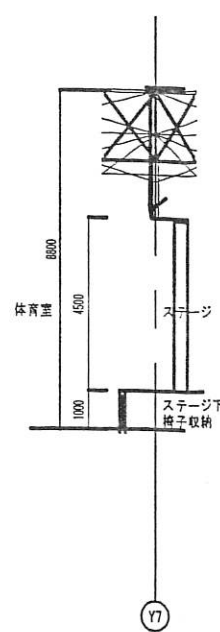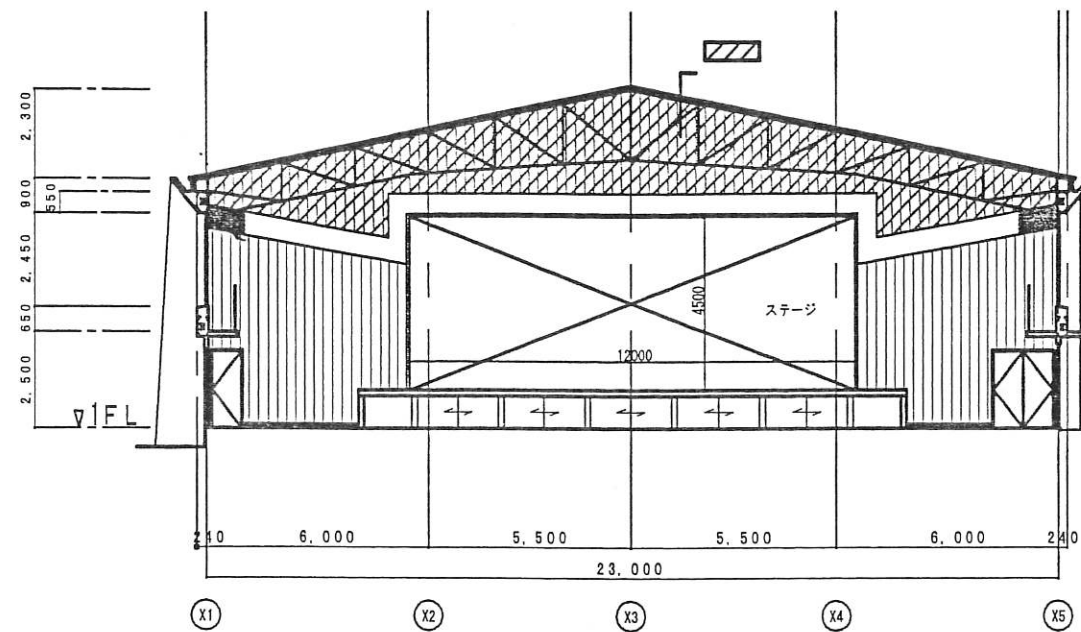


ステージ断面


-A-

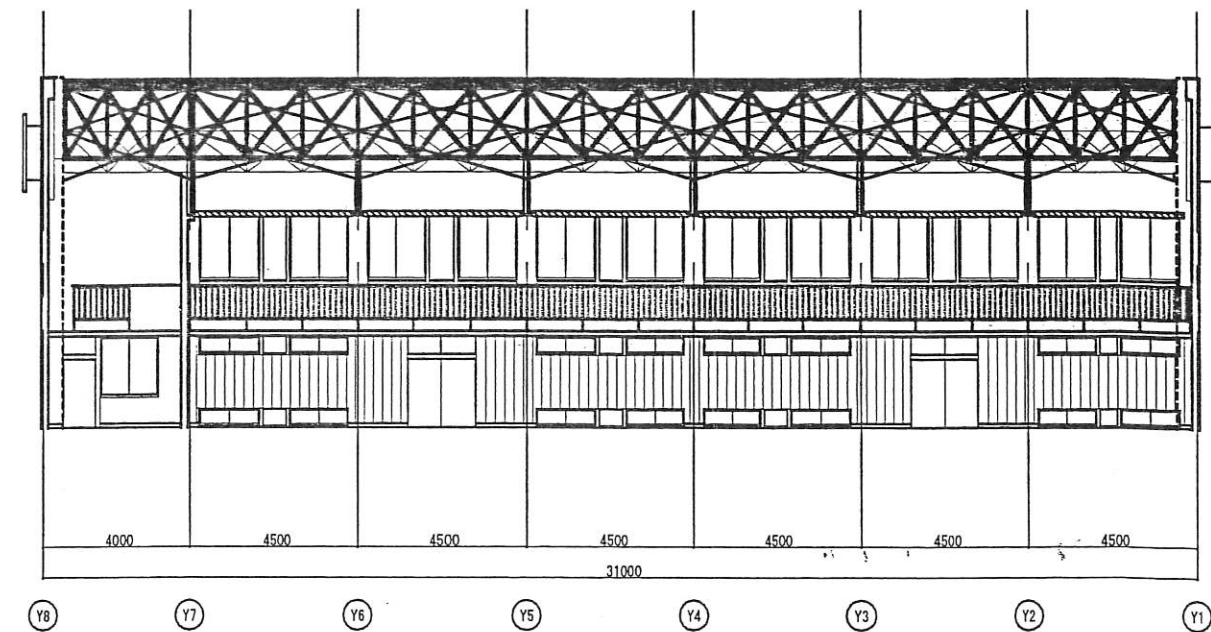


-B-

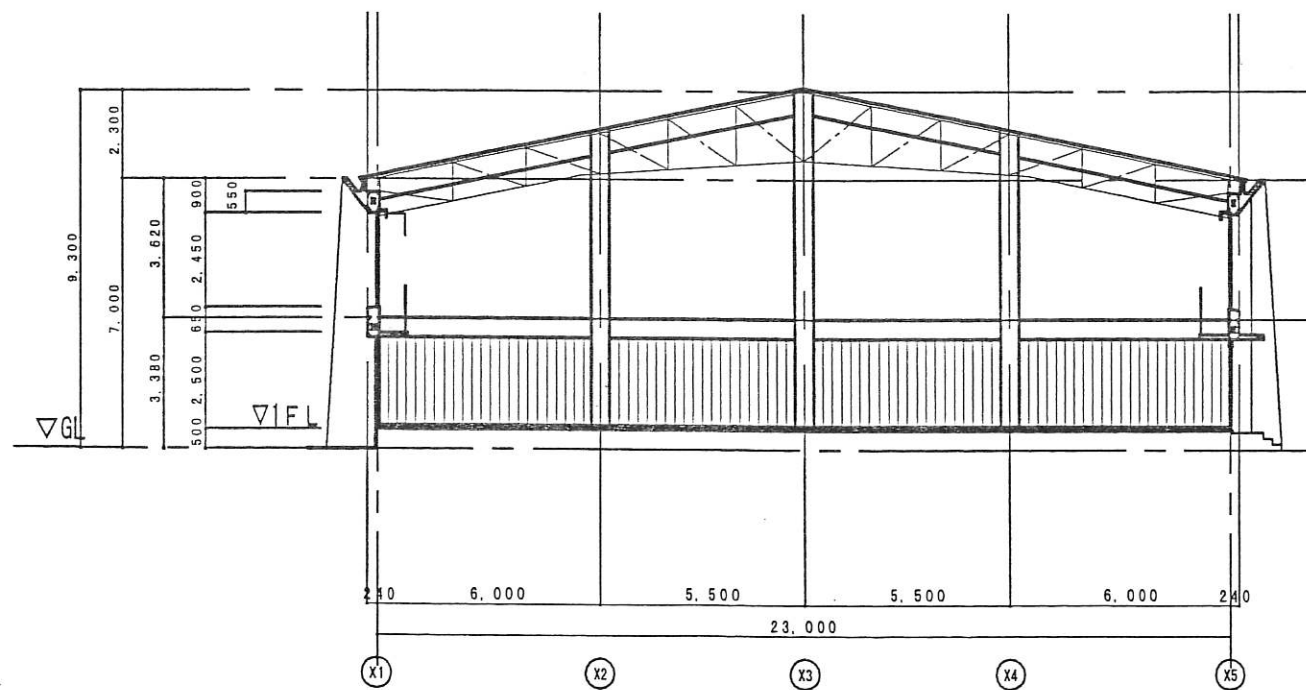


-C-

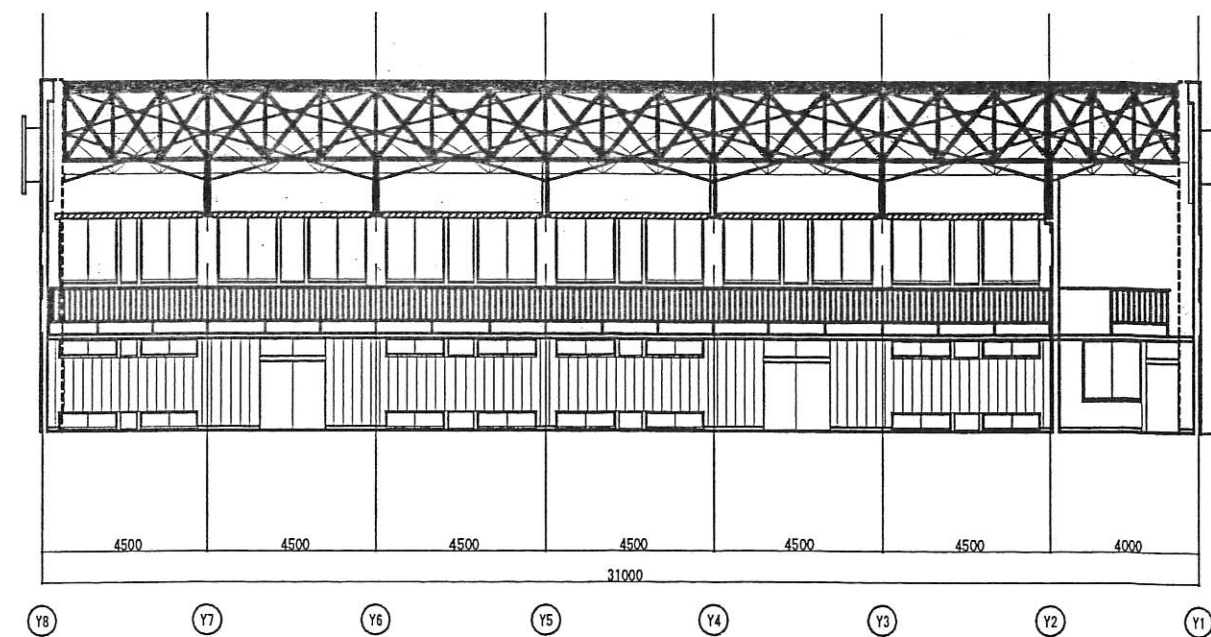


-D-

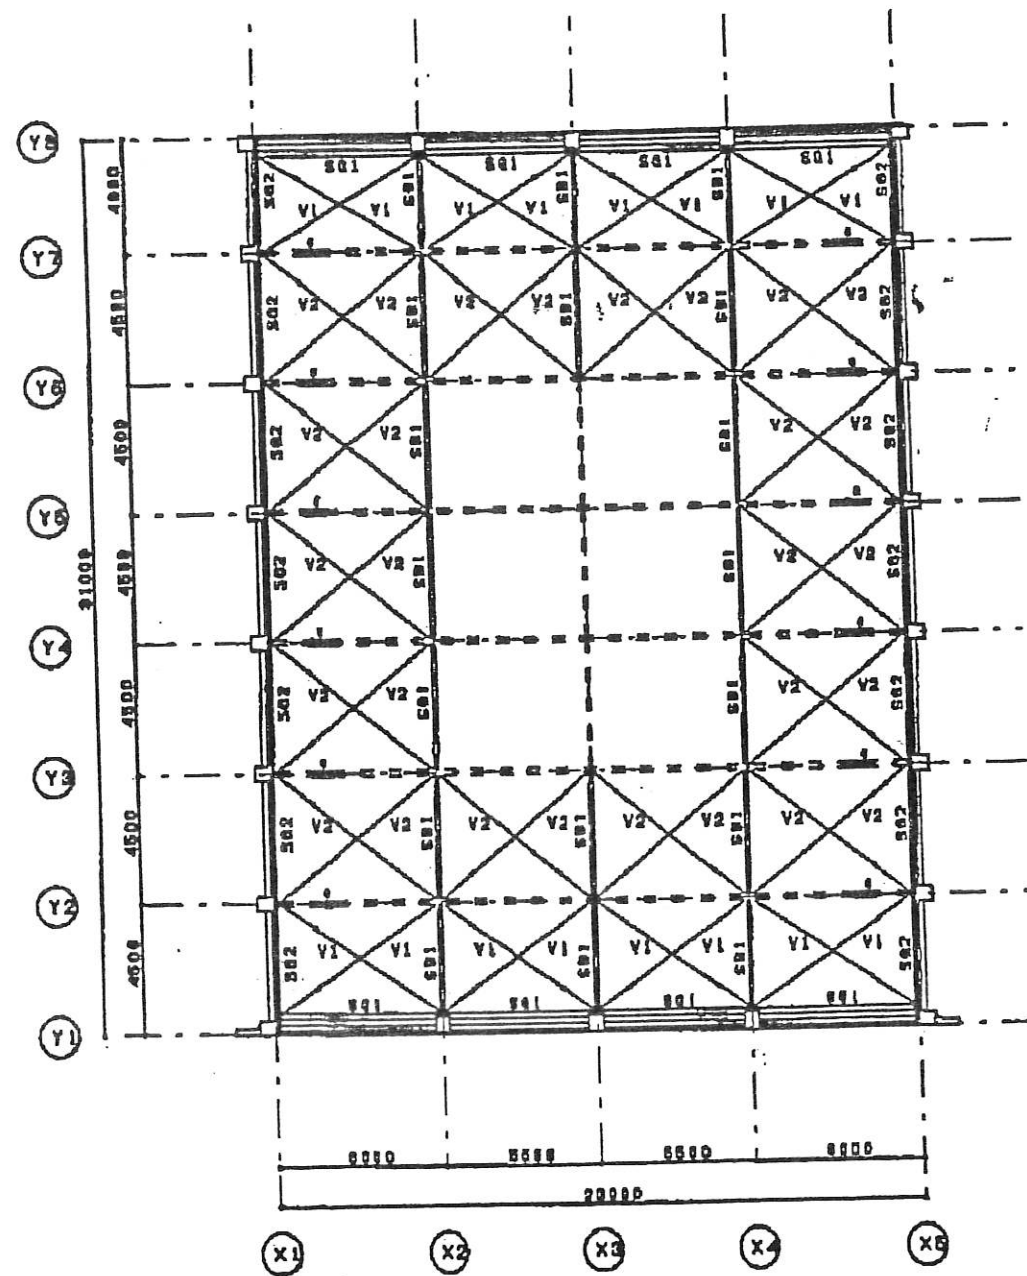

改修後構造図 1/200

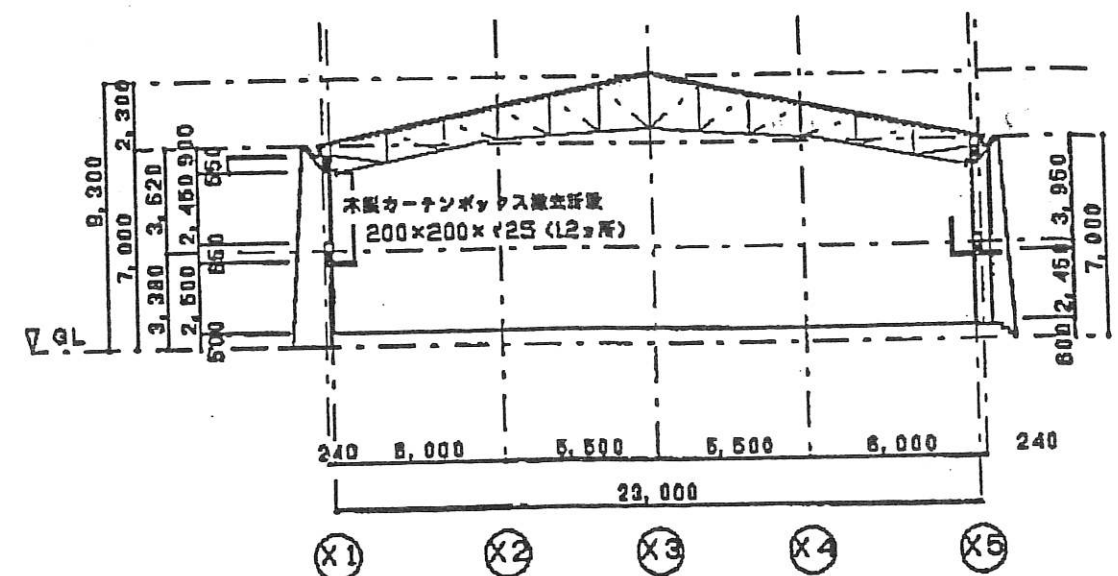


断面図 1/200

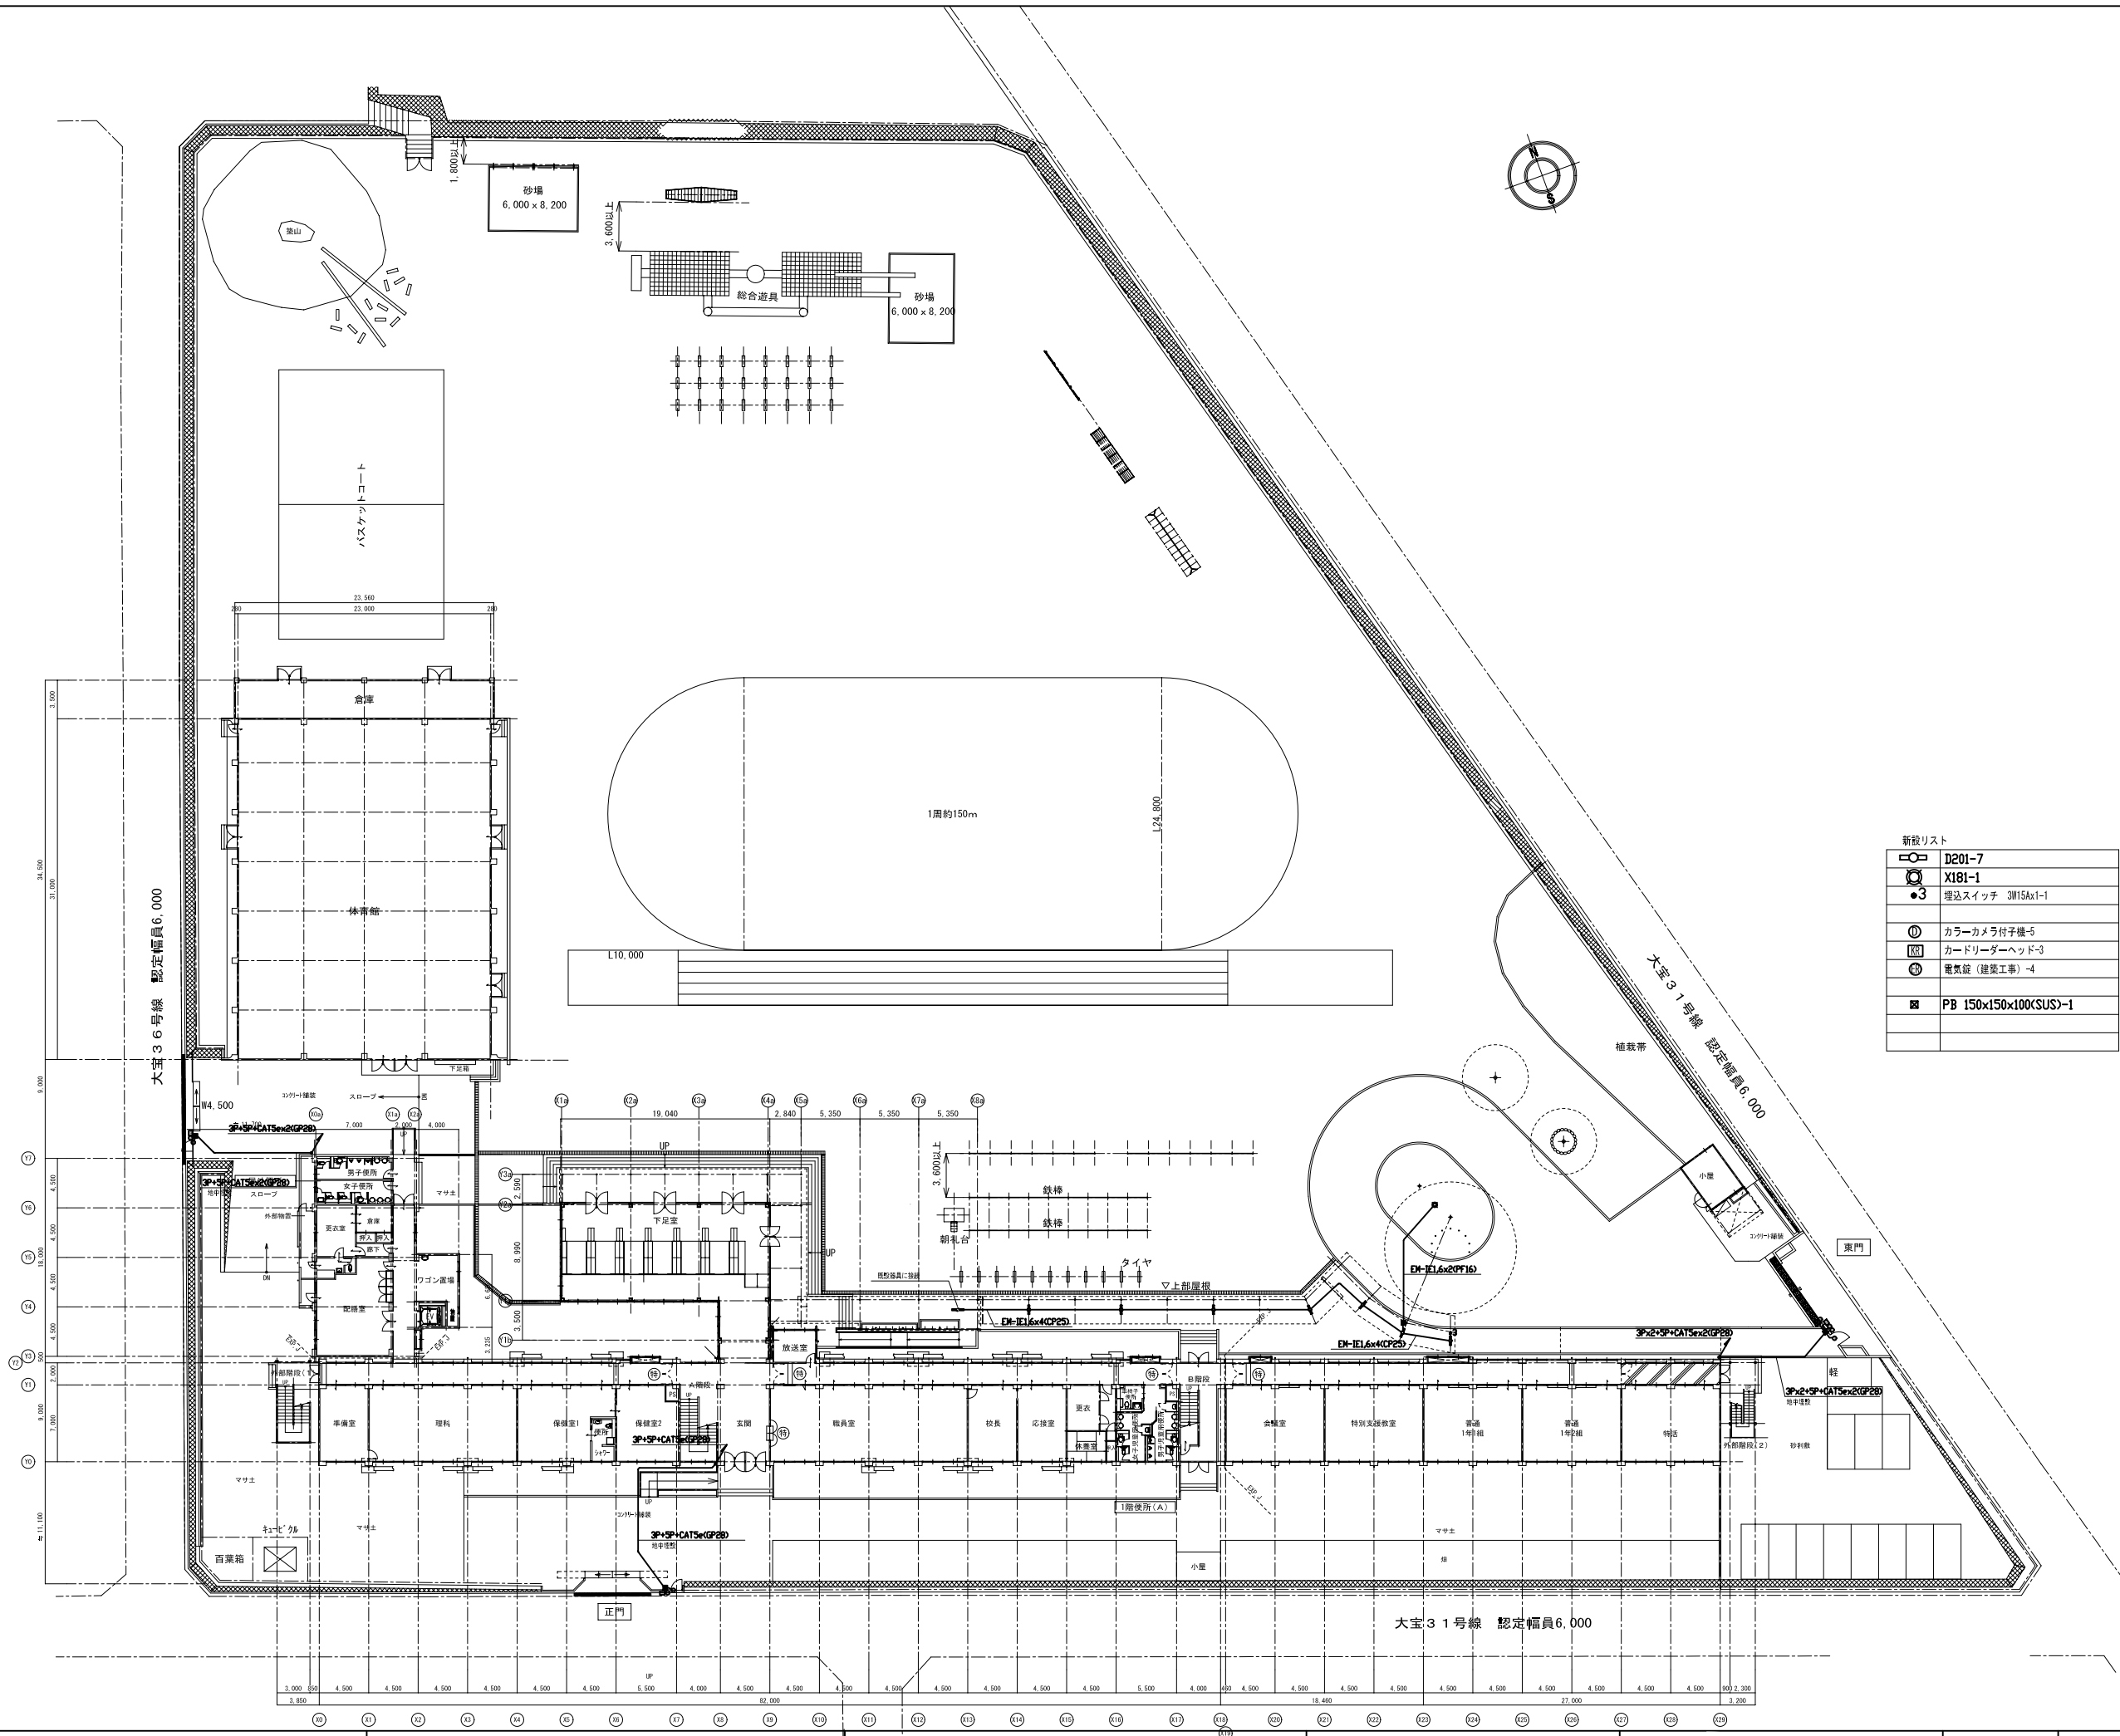

新設リスト	
	D201-7
	X181-1
	埋込スイッチ 3W15Ax1-1
	カラーカメラ付子機-5
	カードリーダーヘッド-3
	電気錠 (建築工事) -4
	PB 150x150x100(SUS)-1


附 記 事 項		工事名称	縮尺	S1:300	日付	図面番号
		電気設備 配置図	縮印			

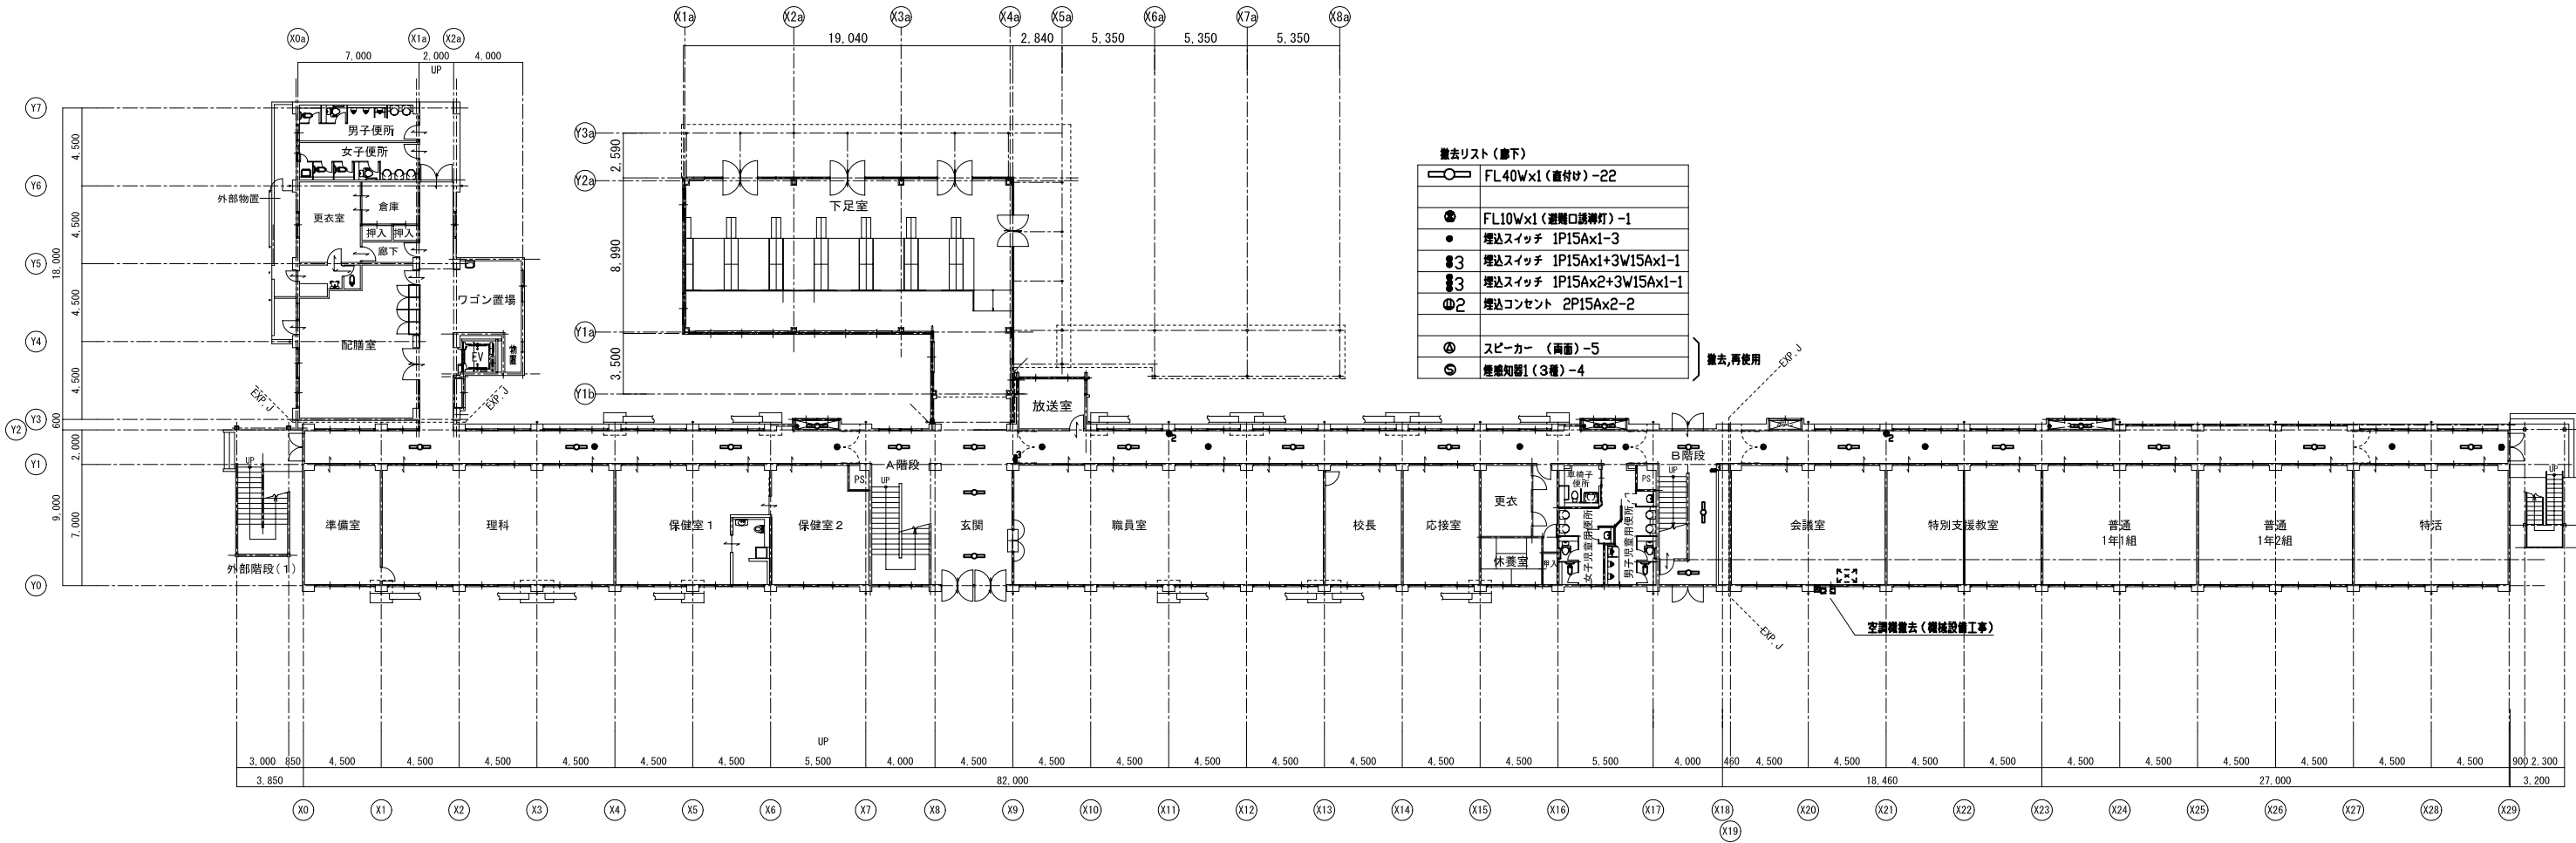

撤去リスト (撤下)	
	FL40Wx1 (直付付) -22
	FL10Wx1 (避難口誘導灯) -1
	埋込スイッチ 1P15Ax1-3
	埋込スイッチ 1P15Ax1+3W15Ax1-1
	埋込スイッチ 1P15Ax2+3W15Ax1-1
	埋込コンセント 2P15Ax2-2
	スピーカー (両面) -5
	煙感知器1 (3層) -4

撤去,再使用

空調機撤去 (機械設備工事)

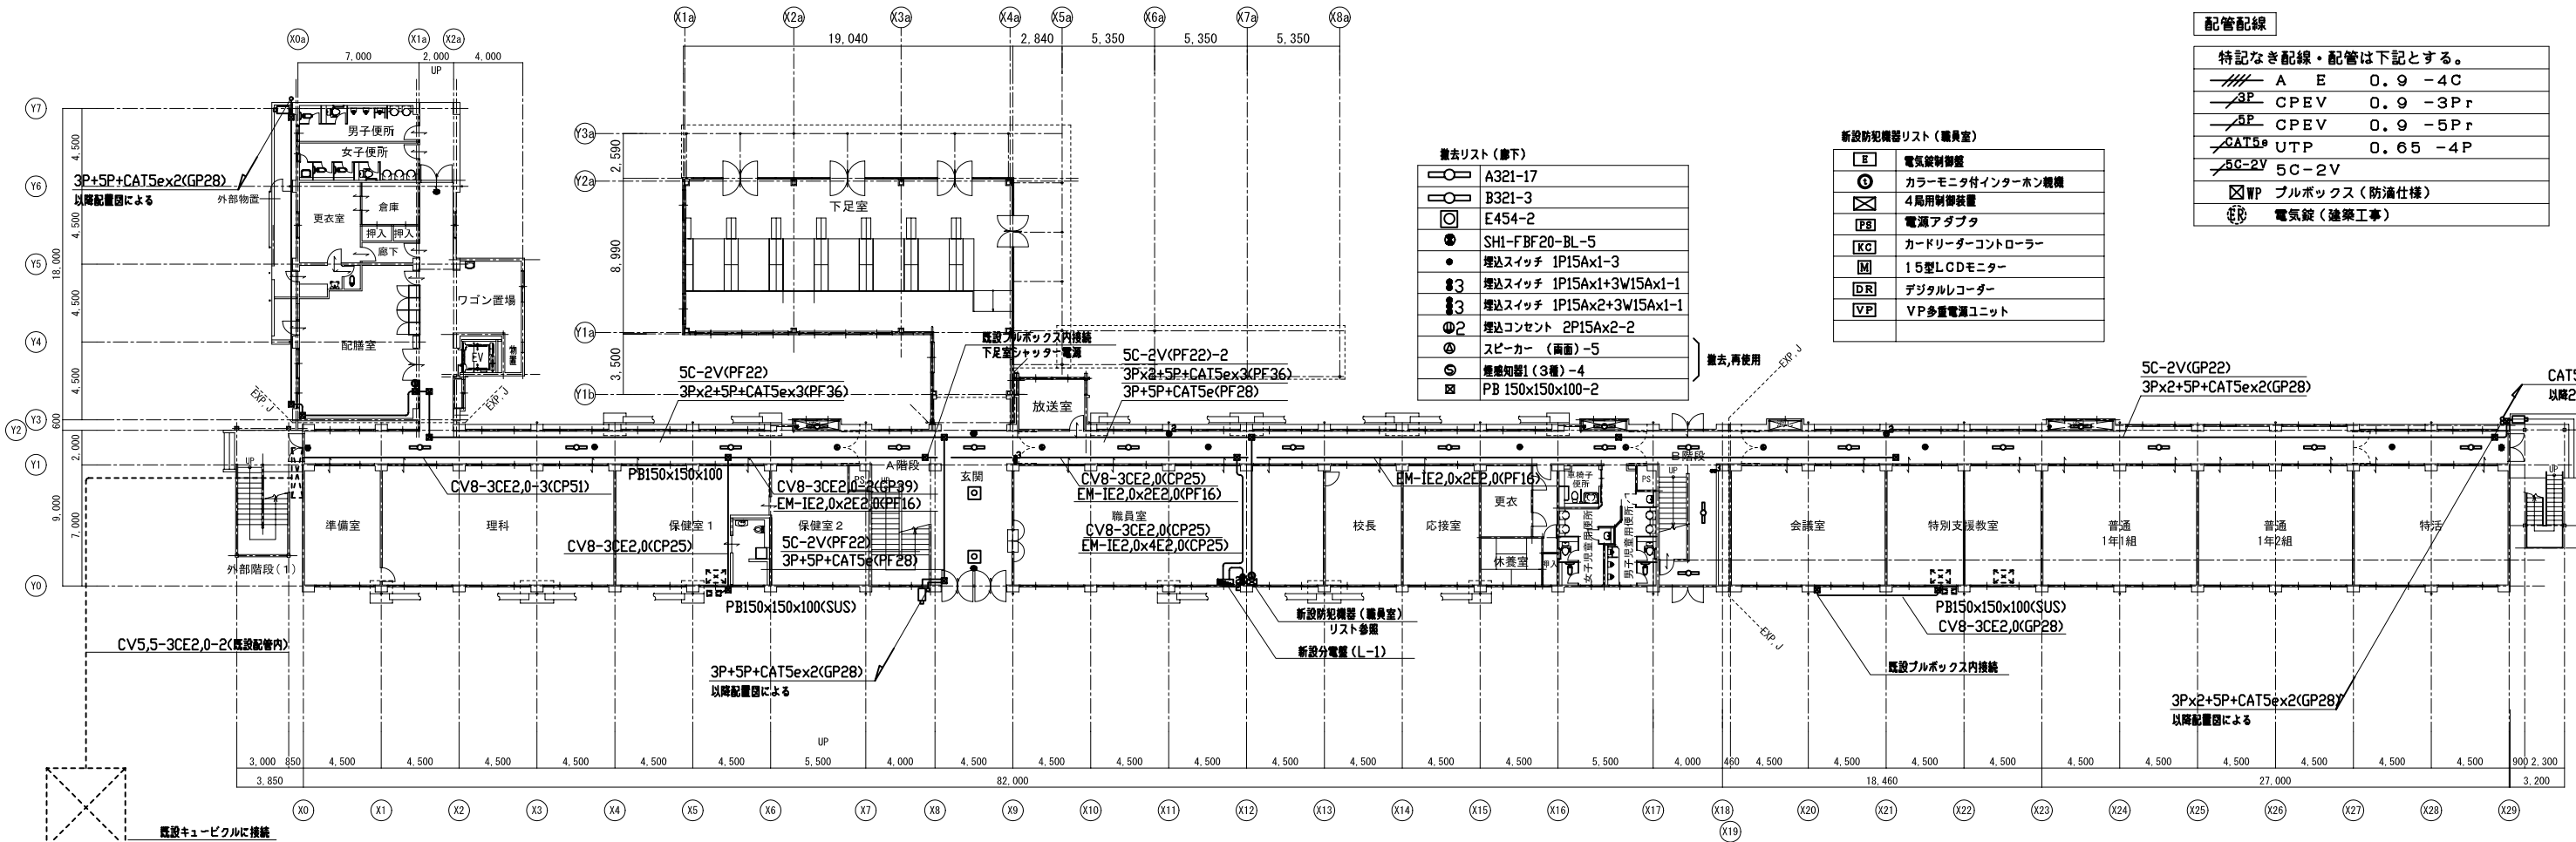

撤去リスト (撤下)	
	A321-17
	B321-3
	E454-2
	SH1-FBF20-BL-5
	埋込スイッチ 1P15Ax1-3
	埋込スイッチ 1P15Ax1+3W15Ax1-1
	埋込スイッチ 1P15Ax2+3W15Ax1-1
	埋込コンセント 2P15Ax2-2
	スピーカー (両面) -5
	煙感知器1 (3層) -4
	PB 150x150x100-2

撤去,再使用

新設防犯機器リスト (職員室)	
	電気錠制御盤
	カラーモニタ付インターホン機器 4局用制御装置
	電源アダプタ
	カードリーダーコントローラー
	15型LCDモニター
	デジタルレコーダー
	VP多重電源ユニット

配管配線			
特記なき配線・配管は下記とする。			
	A E	0.9	-4C
	3P CPEV	0.9	-3Pr
	5P CPEV	0.9	-5Pr
	CAT5e UTP	0.65	-4P
	5C-2V	5C-2V	
	WP	ブルボックス (防滴仕様)	
	電気錠	建築工事	

既設キュービクルに接続


 
新設防犯機器 (職員室) リスト参照

新設分電盤 (L-1)


既設ブルボックス内接続

CAT5e(GP22) 以降2階平面図による

3Px2+5P+CAT5ex2(GP28) 以降配管図による

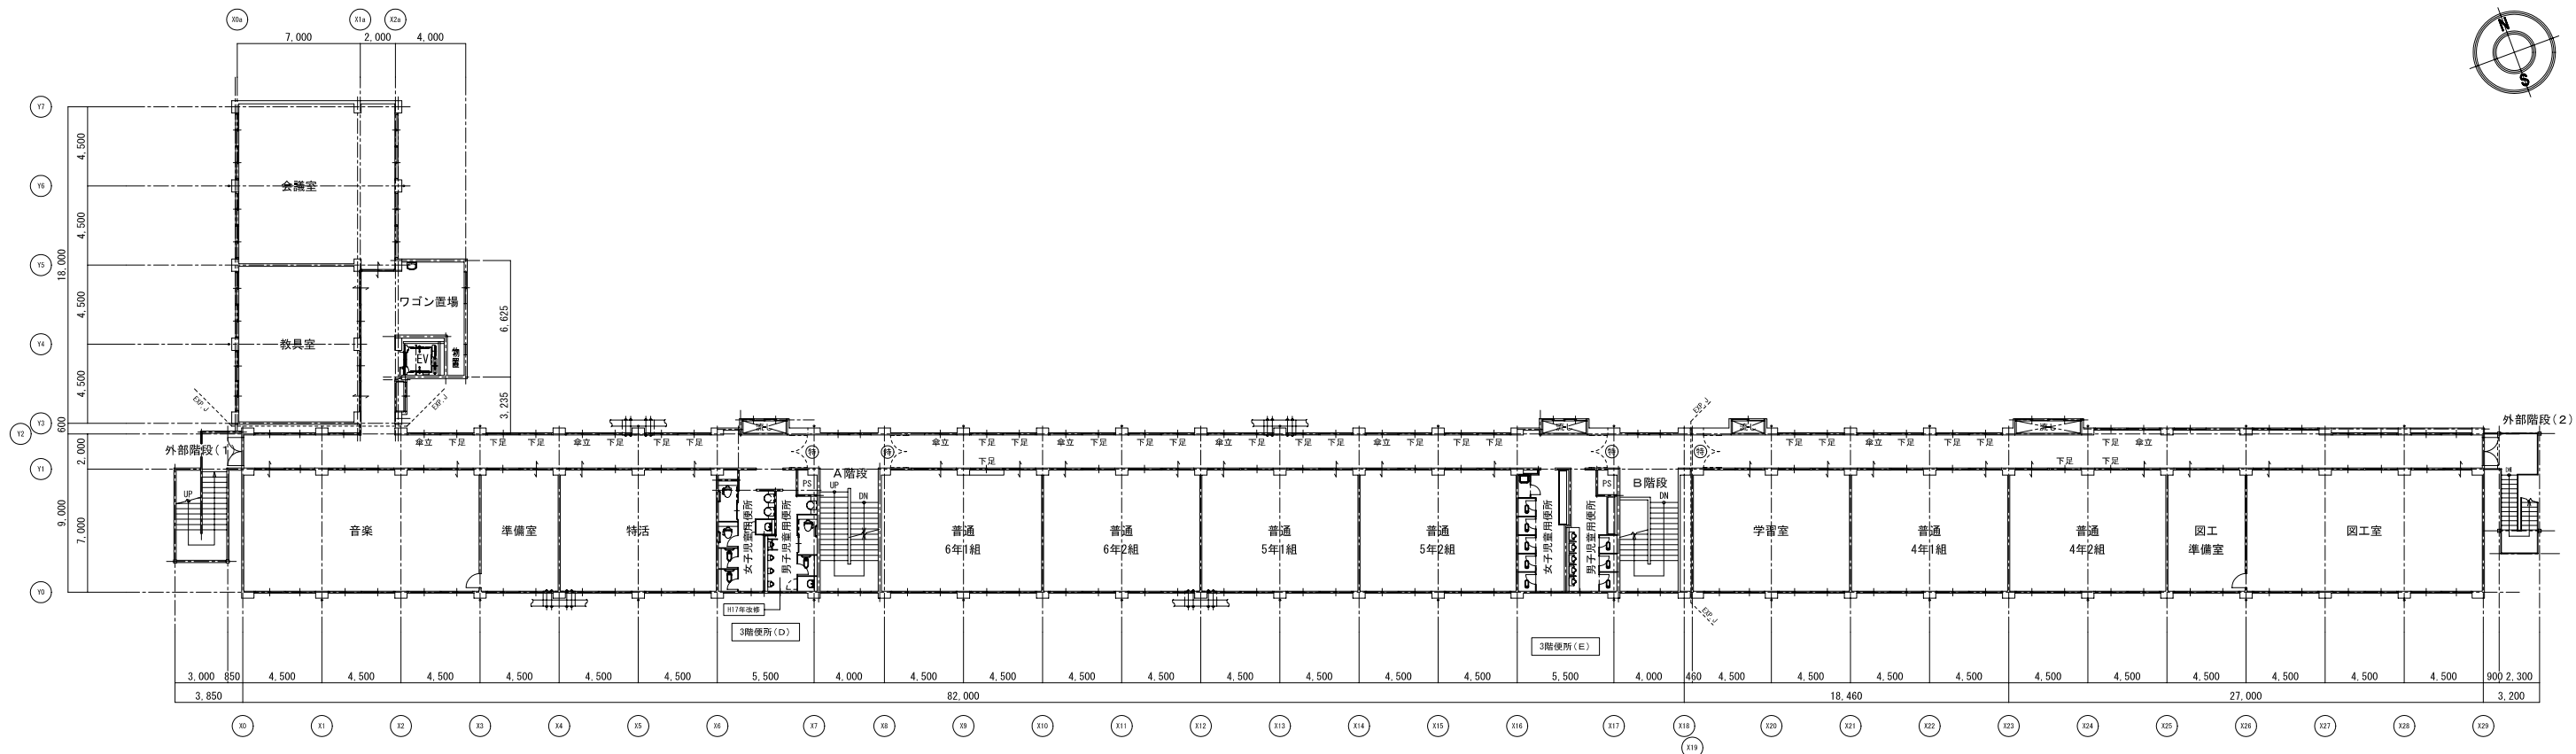


3階平面図 S=1/200

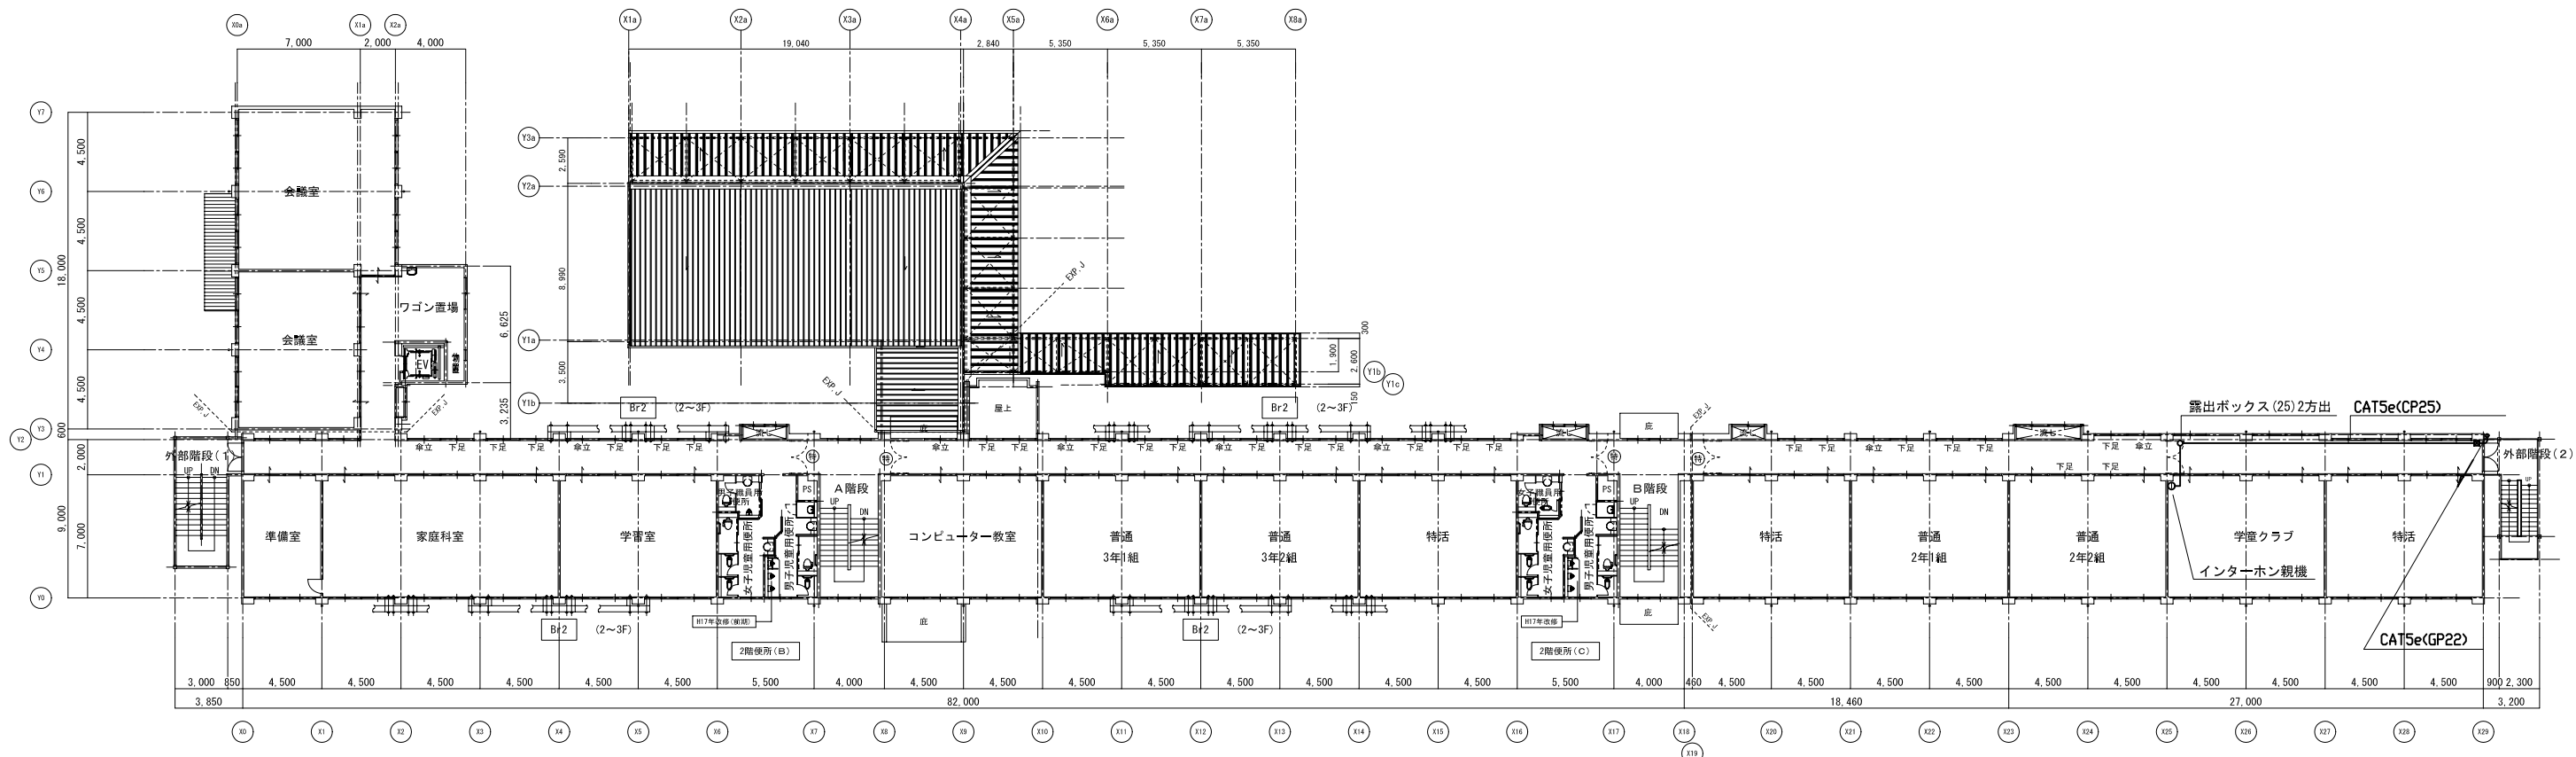

2階平面図 S=1/200

附 配 事 項				工事名称	縮尺 \$1:200	日付	図面番号
				図面名称 電気設備 2階・3階平面図	換印		

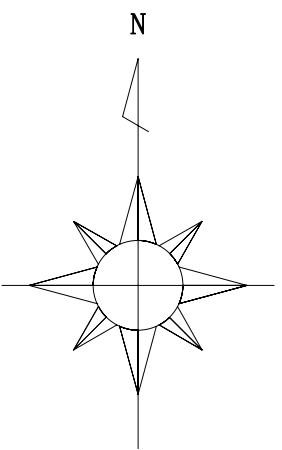

工事概要		改 修 内 容
①	プール改修工事	プールサイド防滑境ビシート貼付2.9新設・日除けテント新設
②	"	プール槽塗装改修
③	洗体槽改修工事	塗装改修
④	プール管理棟出入口改修工事	鋼製引分け戸改修
⑤	屋外出入口改修工事	既存花壇一部撤去


※改修工事周囲は安全上必要な区画等の措置を講じる事

メーカーリスト

防滑塩ビシート	アーキヤマデザイン コリドール Y M T
ブル防水システム	アーキヤマデザイン Y K ブールシート G
ブル塗装	日本特殊塗料㈱ ブールエース
車止め	帝金㈱ KS-11
	※上記メーカーまたは同等品とする。

配置図 1/400

	近つ飛鳥小学校屋外プール改修工事	図面名称 近つ飛鳥小学校 配置図・工事概要	縮 尺 A1 : 1/400 A3 : 1/800	年 月 日 H28. 3.		番 号 A — 03
--	------------------	-----------------------------	---------------------------------	------------------	--	---------------

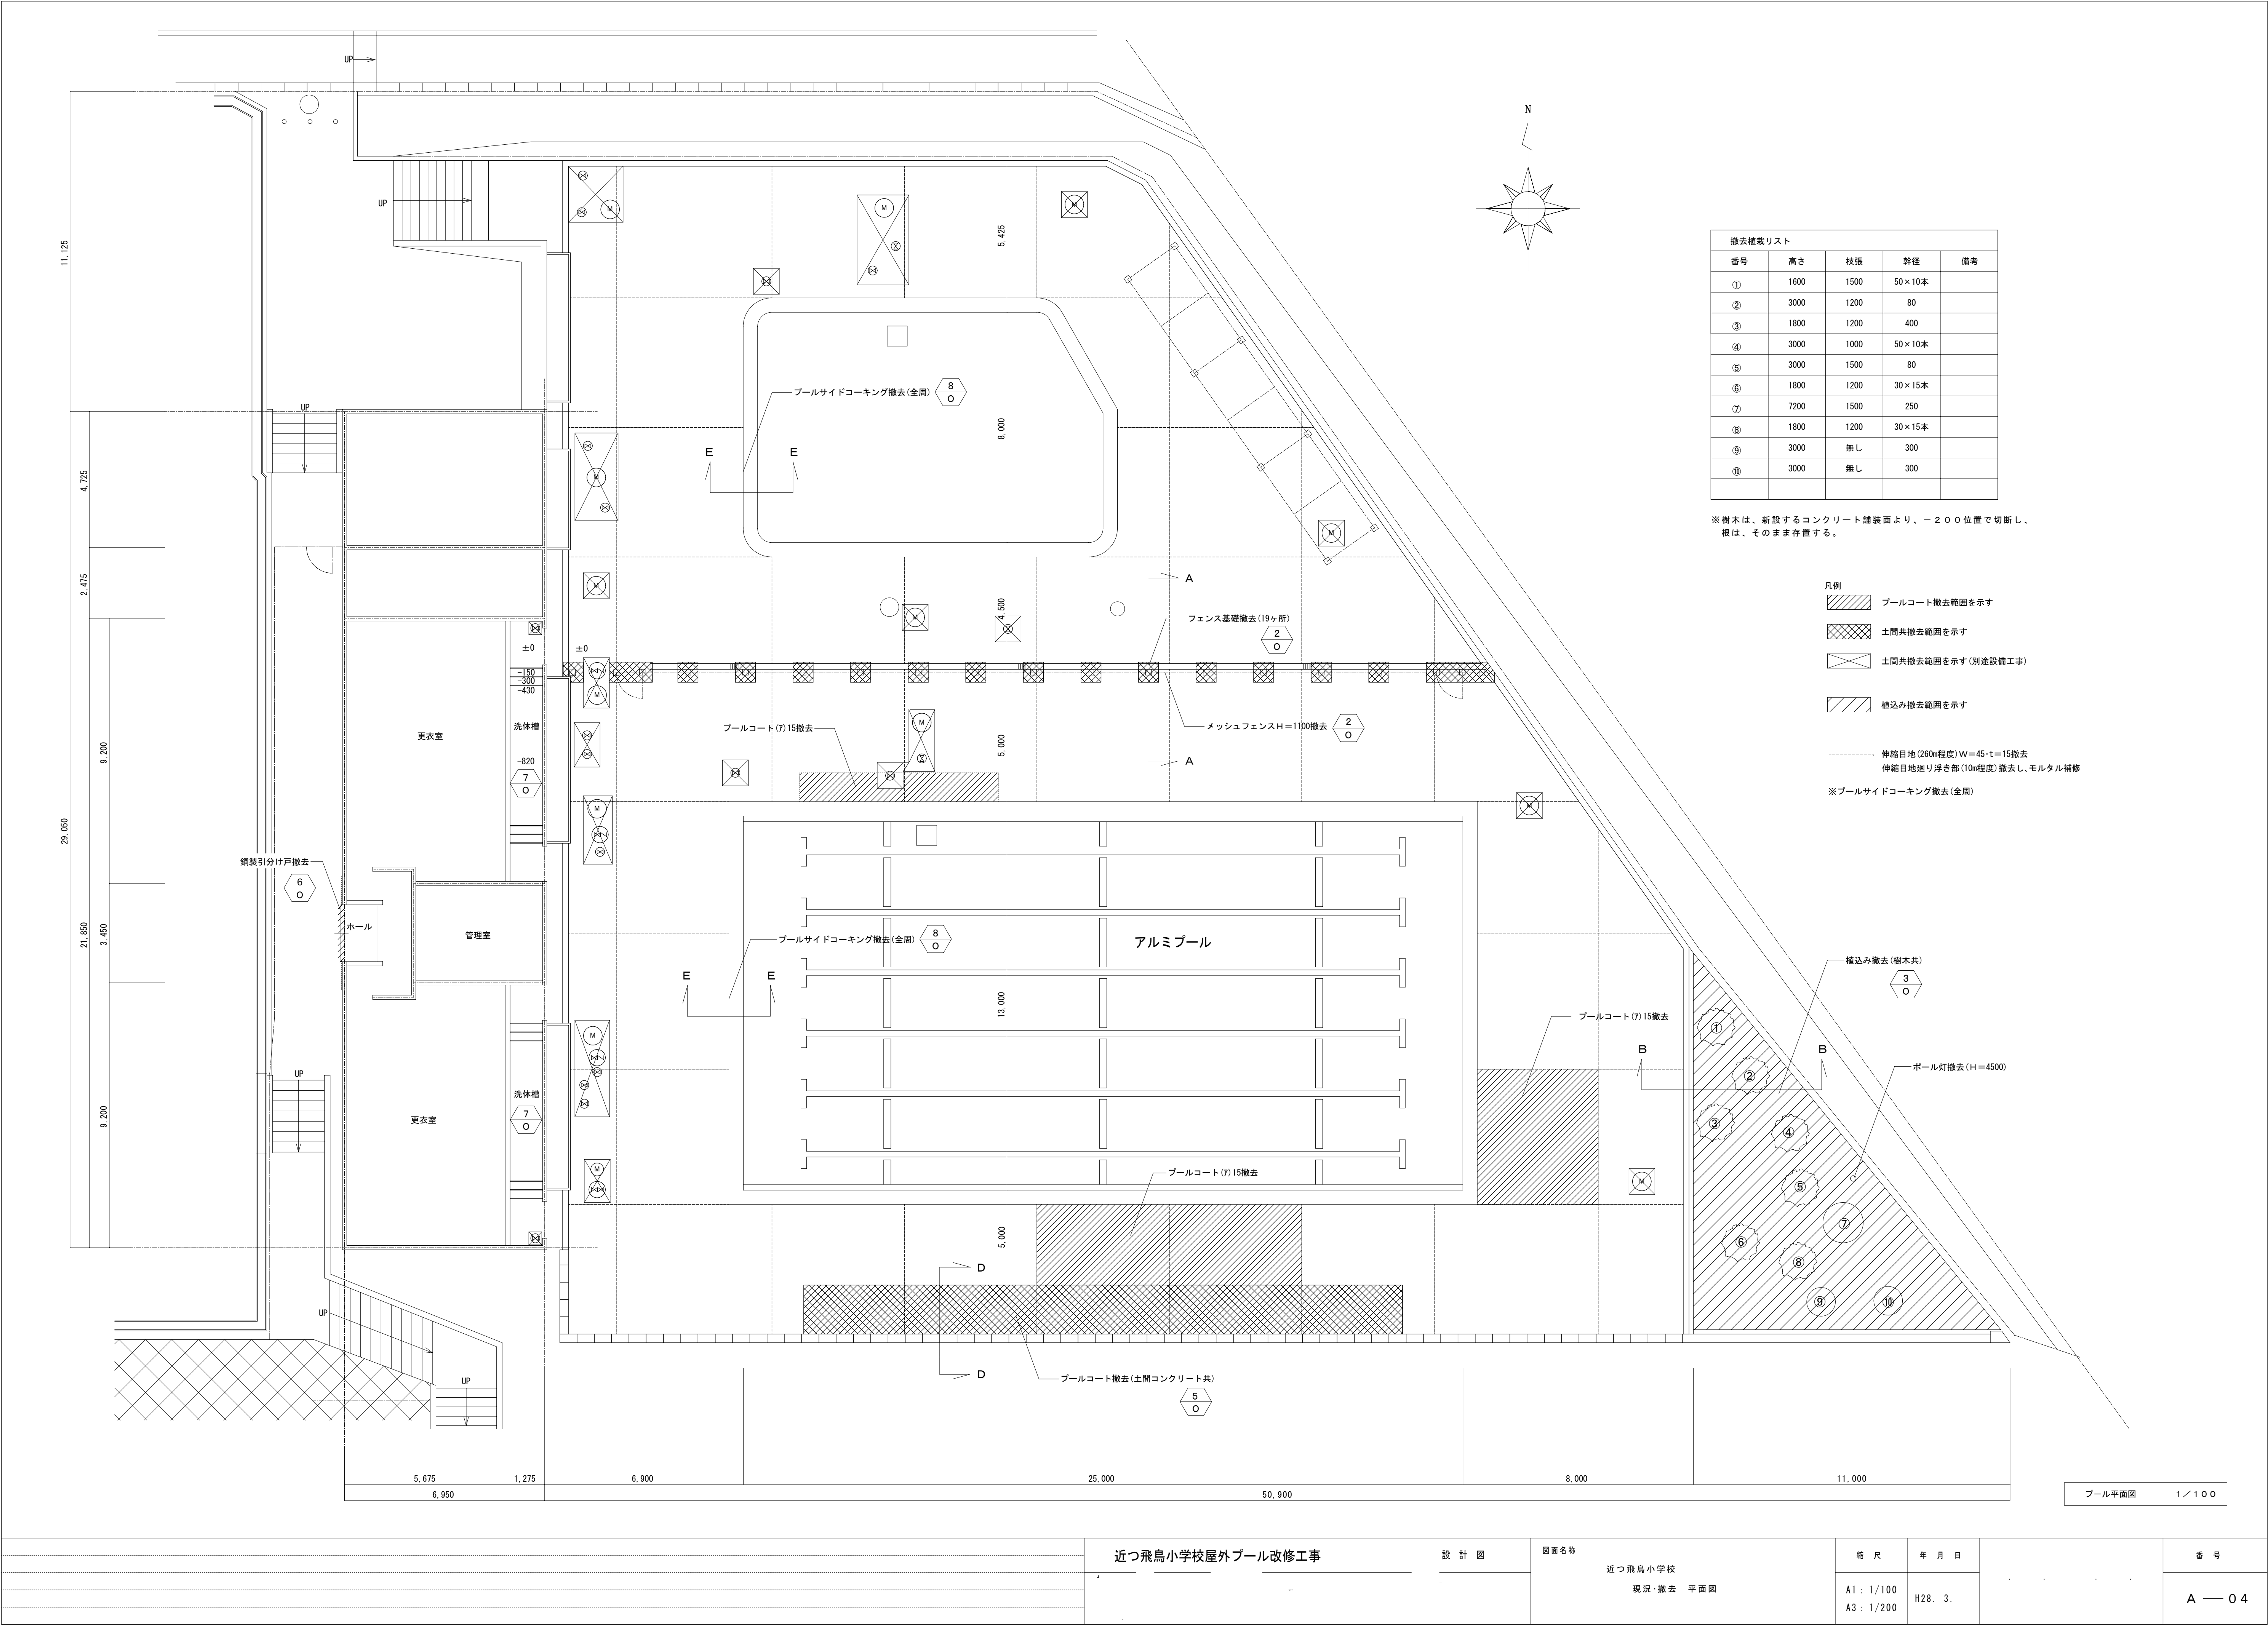


撤去植栽リスト				
番号	高さ	枝張	幹径	備考
①	1600	1500	50×10本	
②	3000	1200	80	
③	1800	1200	400	
④	3000	1000	50×10本	
⑤	3000	1500	80	
⑥	1800	1200	30×15本	
⑦	7200	1500	250	
⑧	1800	1200	30×15本	
⑨	3000	無し	300	
⑩	3000	無し	300	

※樹木は、新設するコンクリート舗装面より、－２００位置で切断し、根は、そのまま存置する。

- 凡例
- プールコート撤去範囲を示す
 - 土間共撤去範囲を示す
 - 土間共撤去範囲を示す(別途設備工事)
 - 植込み撤去範囲を示す
 - 伸縮目地(260m程度) W=45・t=15撤去
 - 伸縮目地廻り浮き部(10m程度)撤去し、モルタル補修
 - ※プールサイドコーキング撤去(全周)

- 植込み撤去(樹木共) ③
- ポール灯撤去(H=4500)
- プールコート(7)15撤去
- ① ② ③ ④ ⑤ ⑥ ⑦ ⑧ ⑨ ⑩

プール平面図 1/100

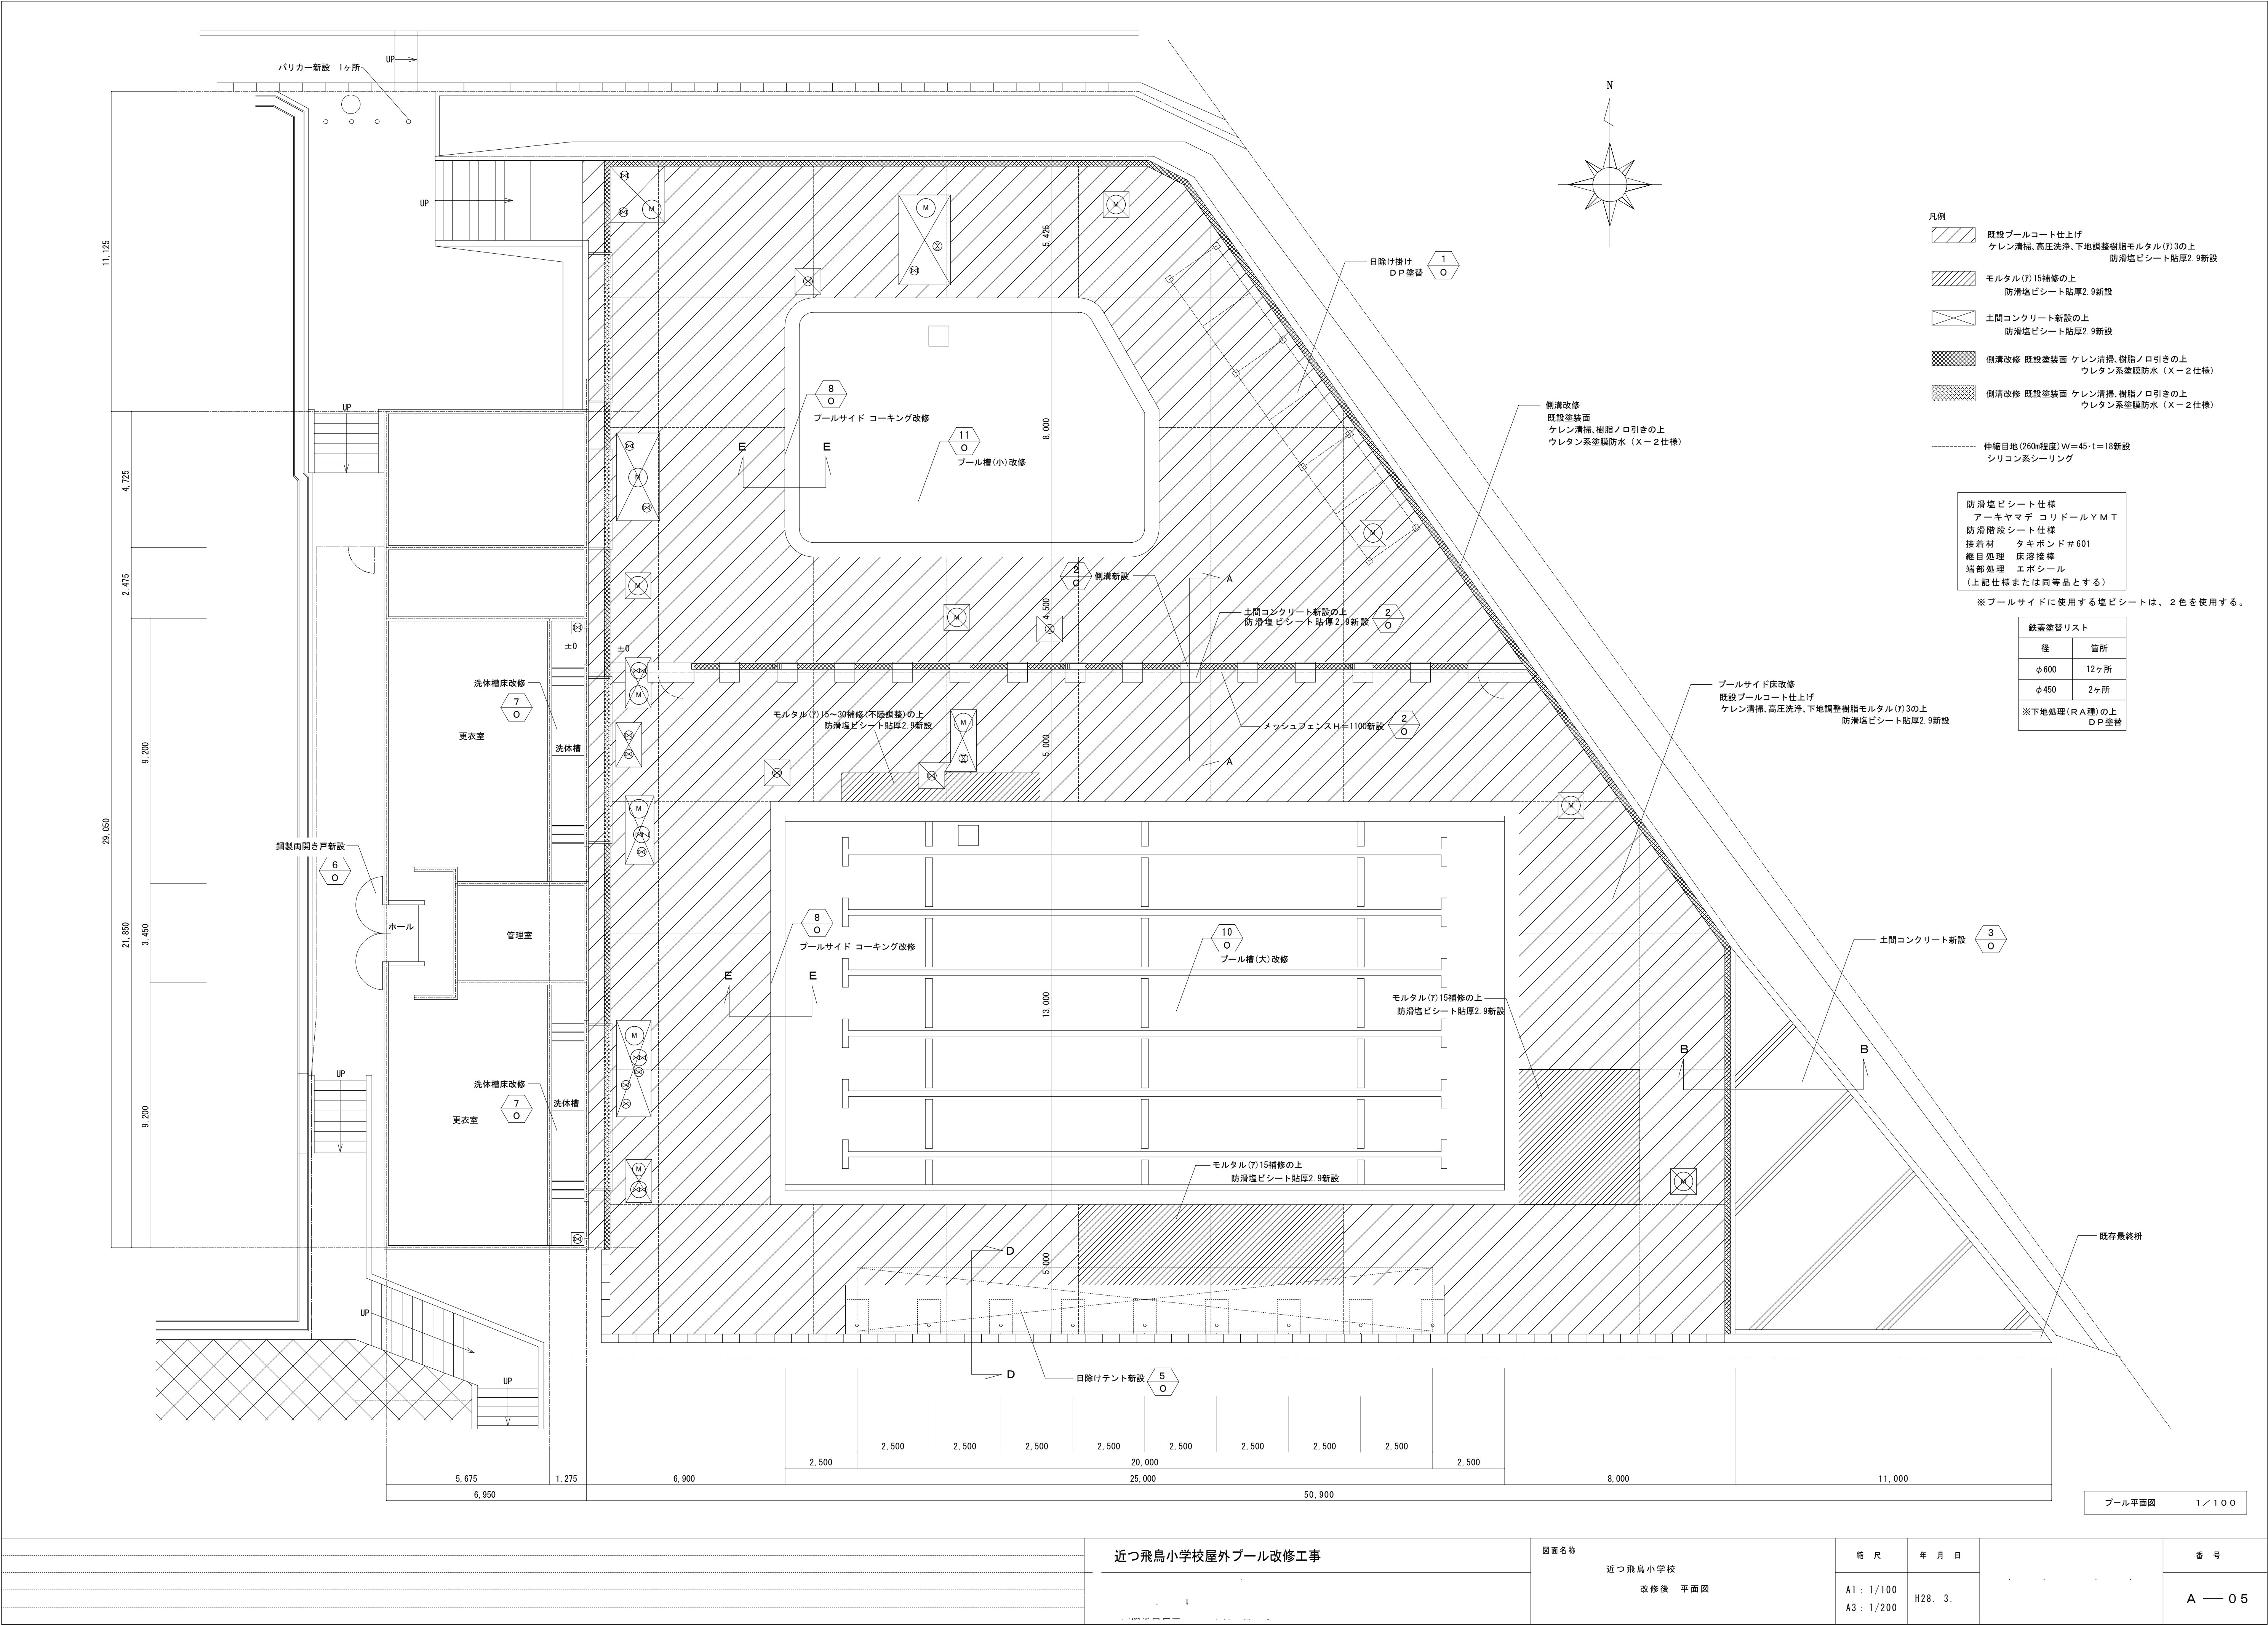


- 凡例
- 既設ブルコート仕上げ
ケレン清掃、高圧洗浄、下地調整樹脂モルタル(7)3の上
防滑塩ビシート貼厚2.9新設
 - モルタル(7)15補修の上
防滑塩ビシート貼厚2.9新設
 - 土間コンクリート新設の上
防滑塩ビシート貼厚2.9新設
 - 側溝改修 既設塗装面 ケレン清掃、樹脂ノロ引きの上
ウレタン系塗膜防水(X-2仕様)
 - 側溝改修 既設塗装面 ケレン清掃、樹脂ノロ引きの上
ウレタン系塗膜防水(X-2仕様)

防滑塩ビシート仕様
アーキヤマデ コリドール Y M T
防滑階段シート仕様
接着材 タキボンド#601
継目処理 床滑接棒
端部処理 エポシール
(上記仕様または同等品とする)

※ブルサイドに使用する塩ビシートは、2色を使用する。

鉄蓋塗替リスト	
径	箇所
φ600	12ヶ所
φ450	2ヶ所
※下地処理(RA種)の上 D P塗替	

プール平面図 1/100

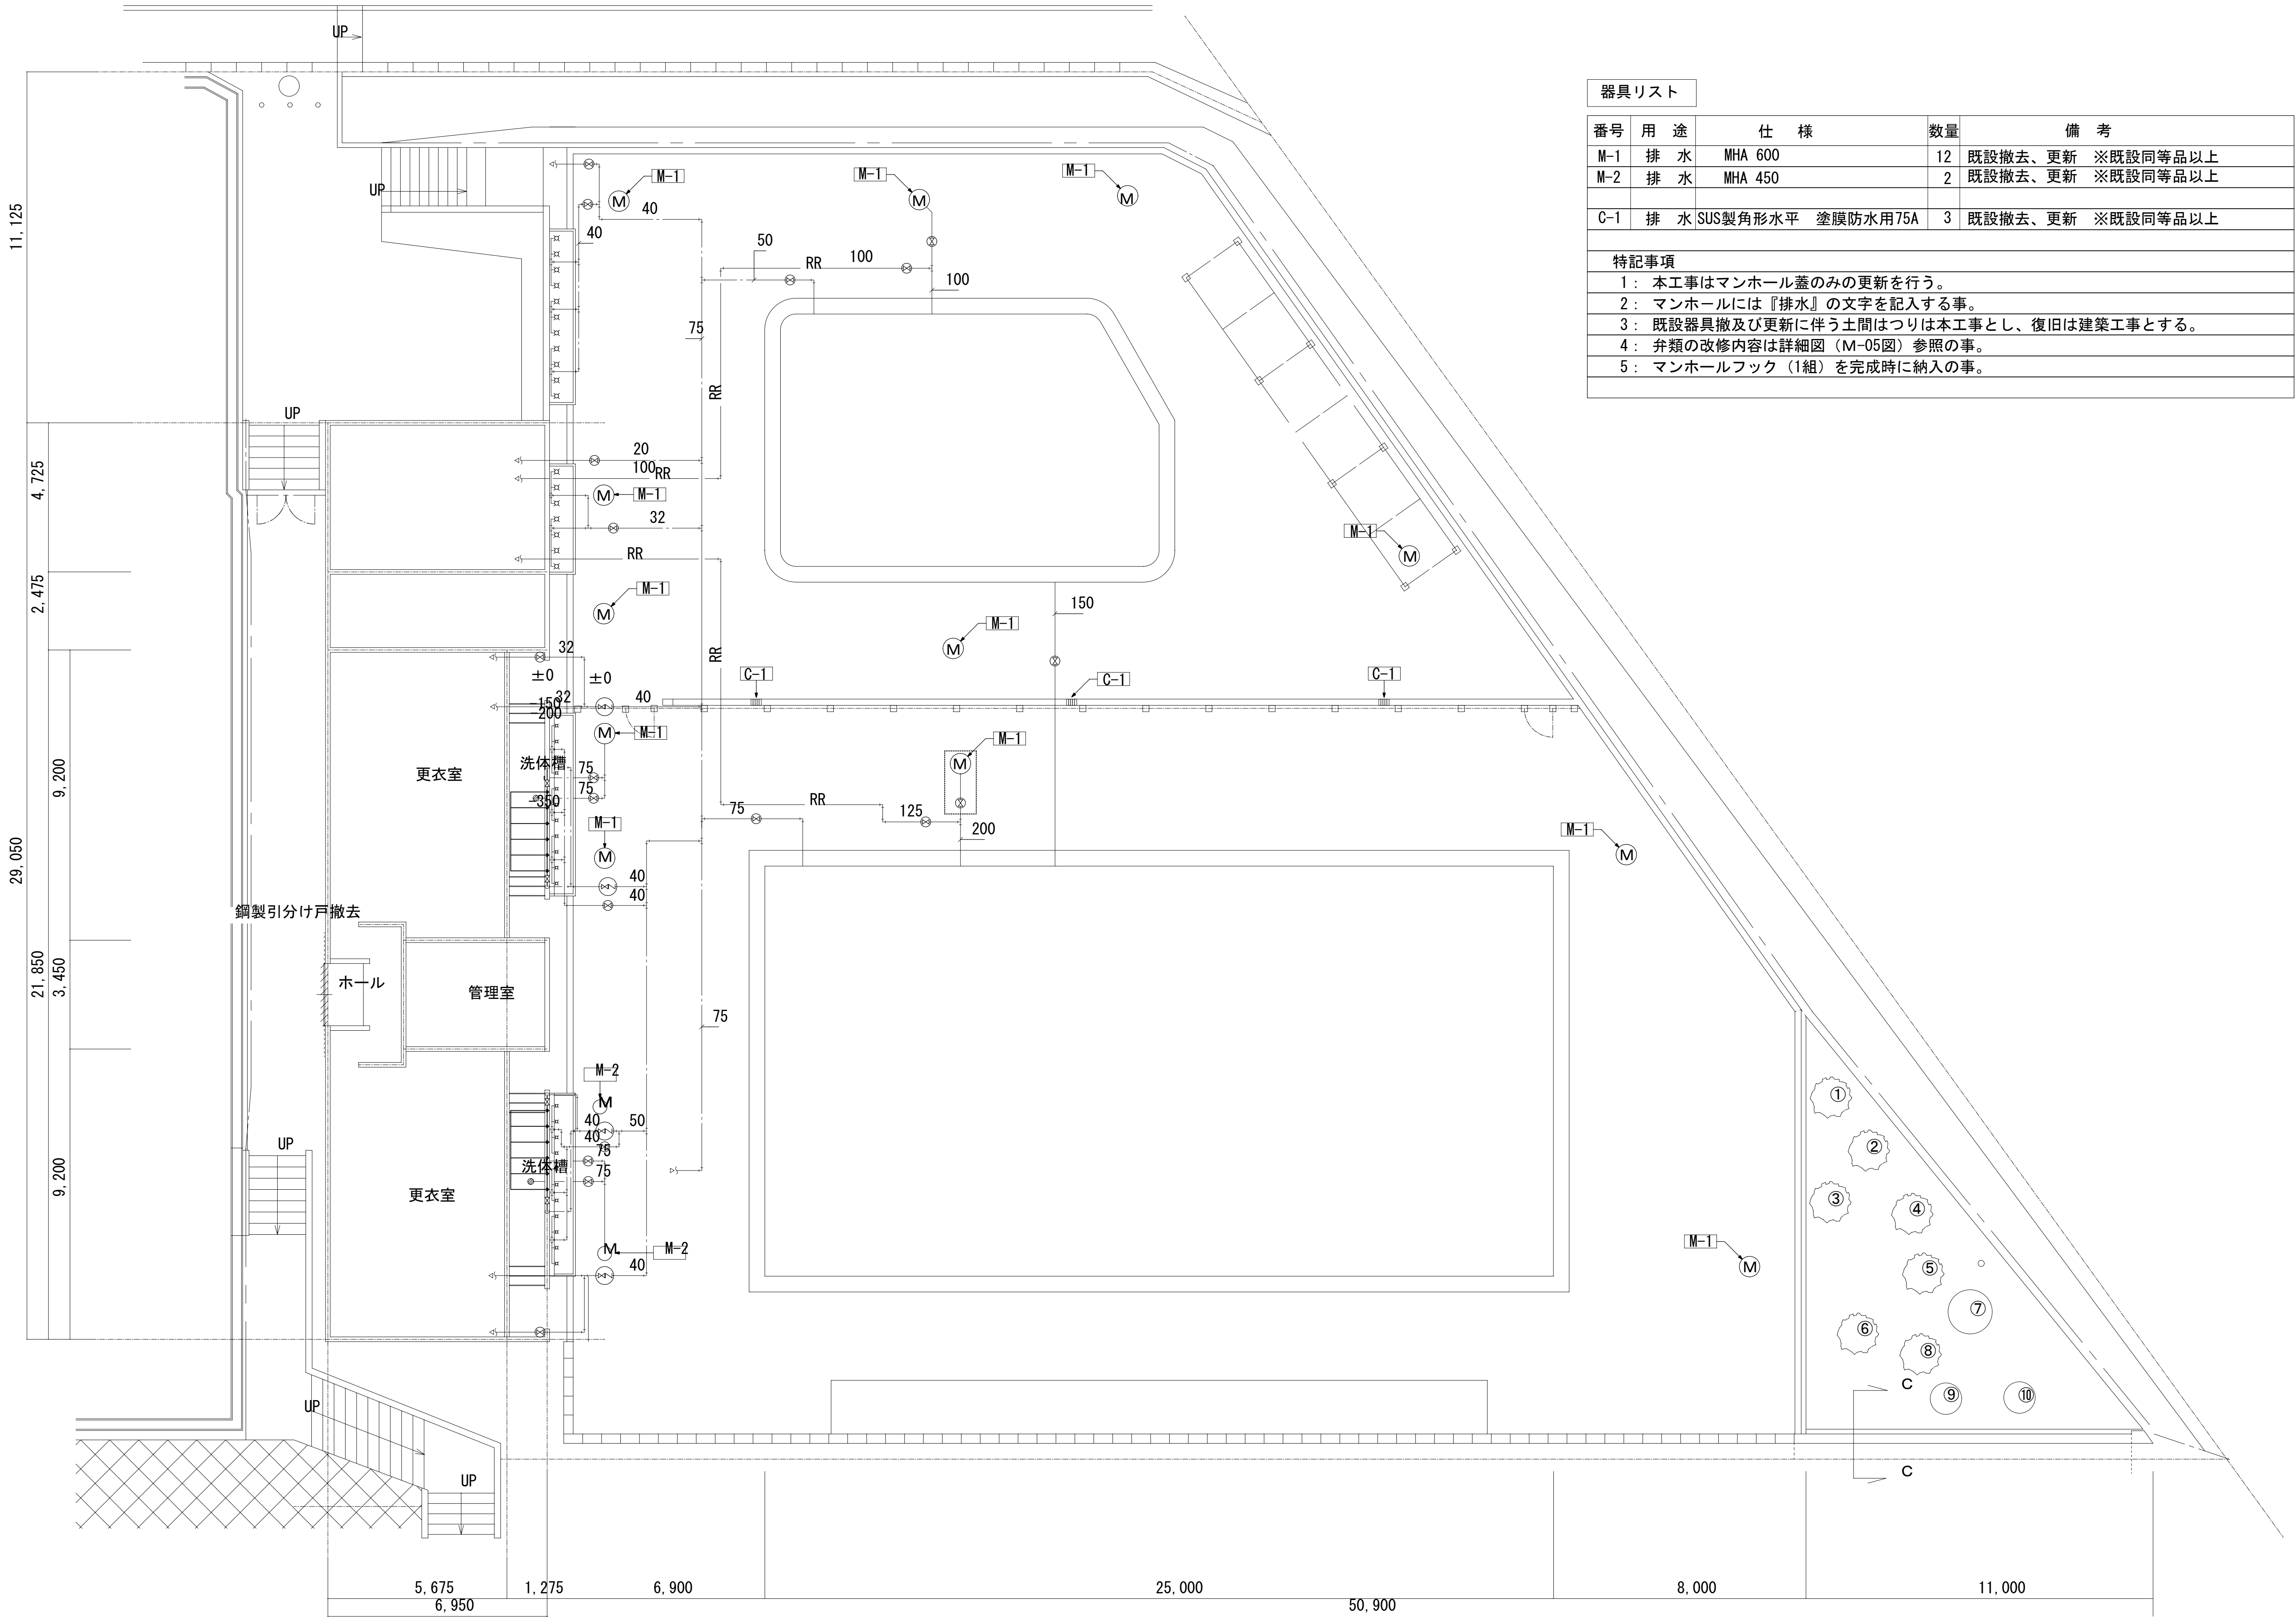

器具リスト					
番号	用 途	仕 様	数量	備 考	
M-1	排 水	MHA 600	12	既設撤去、更新	※既設同等品以上
M-2	排 水	MHA 450	2	既設撤去、更新	※既設同等品以上
C-1	排 水	SUS製角形水平 塗膜防水用75A	3	既設撤去、更新	※既設同等品以上
特記事項					
1： 本工事はマンホール蓋のみの更新を行う。					
2： マンホールには『排水』の文字を記入する事。					
3： 既設器具撤及び更新に伴う土間はつりは本工事とし、復旧は建築工事とする。					
4： 弁類の改修内容は詳細図（M-05図）参照の事。					
5： マンホールフック（1組）を完成時に納入の事。					