


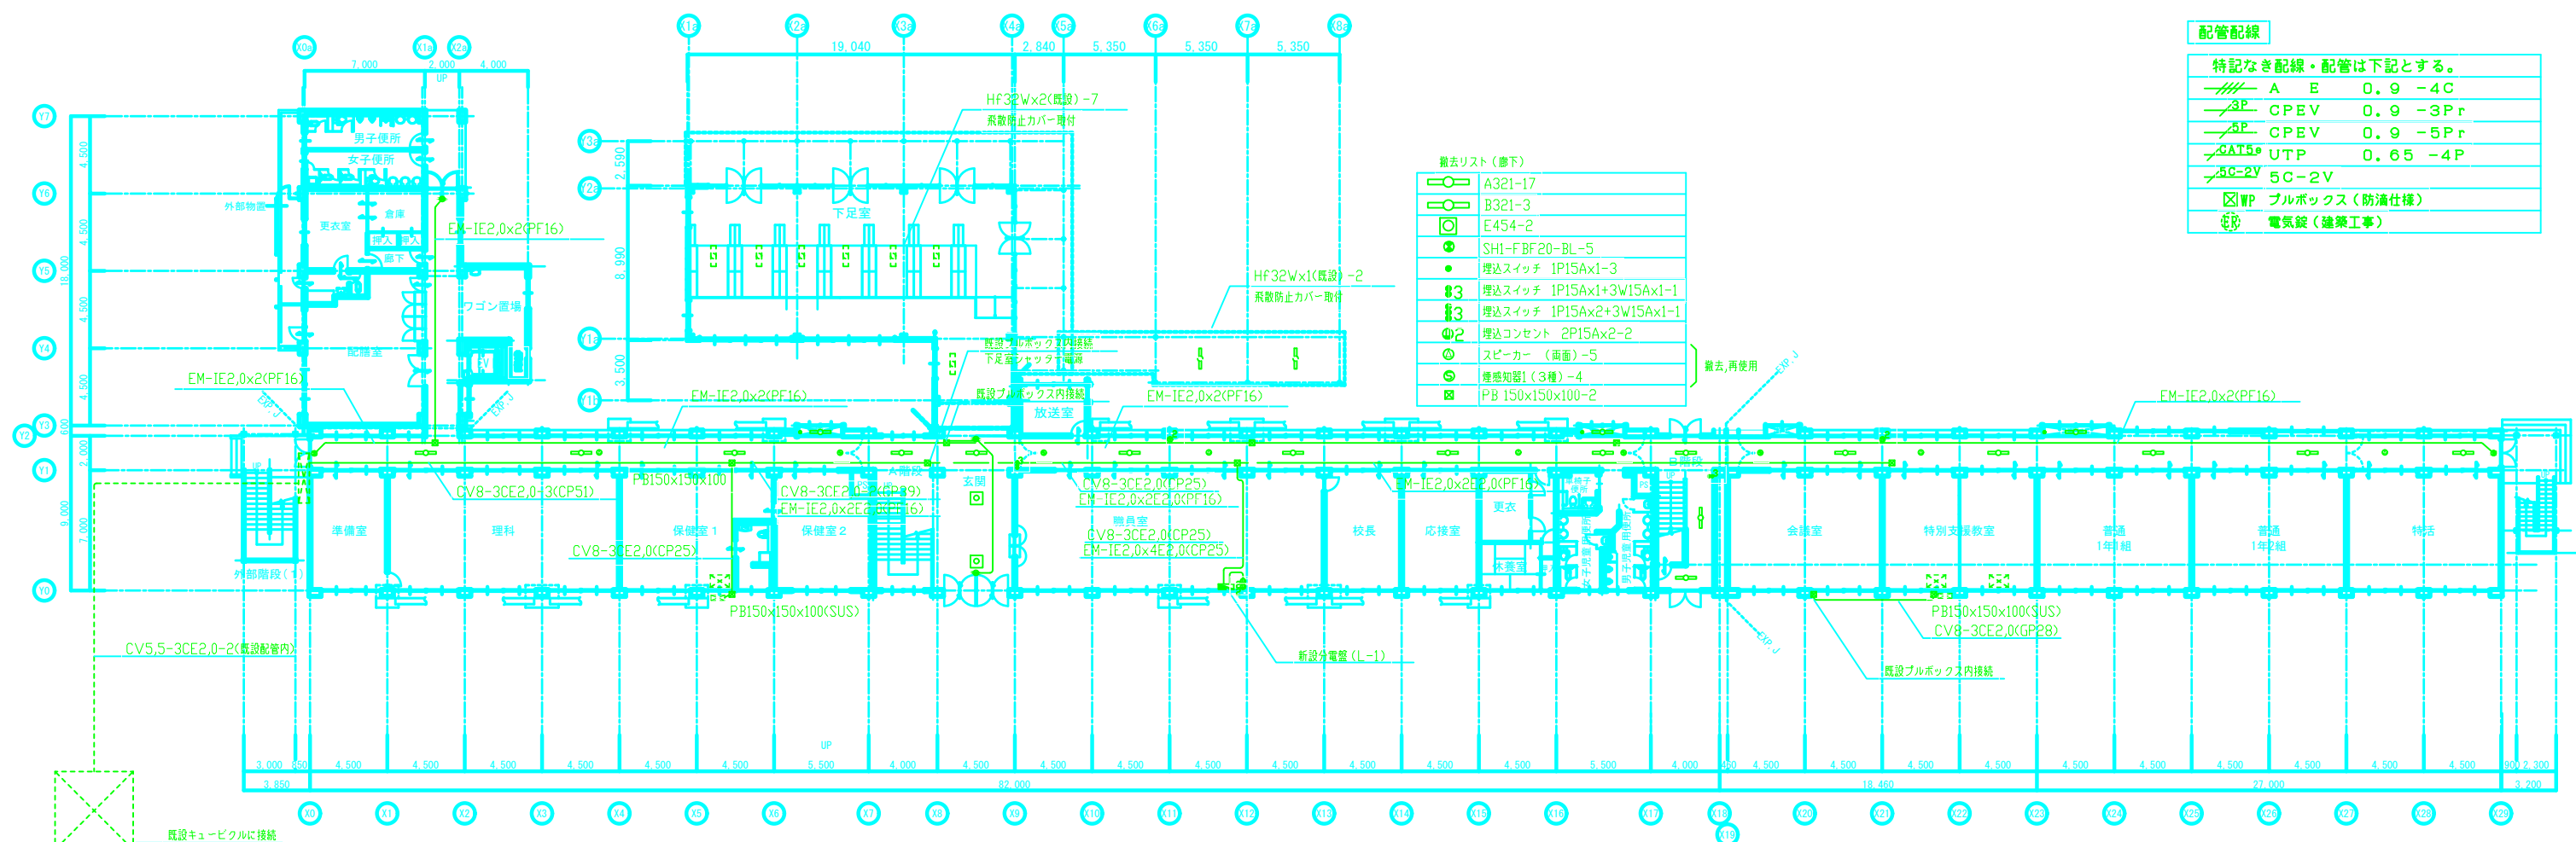


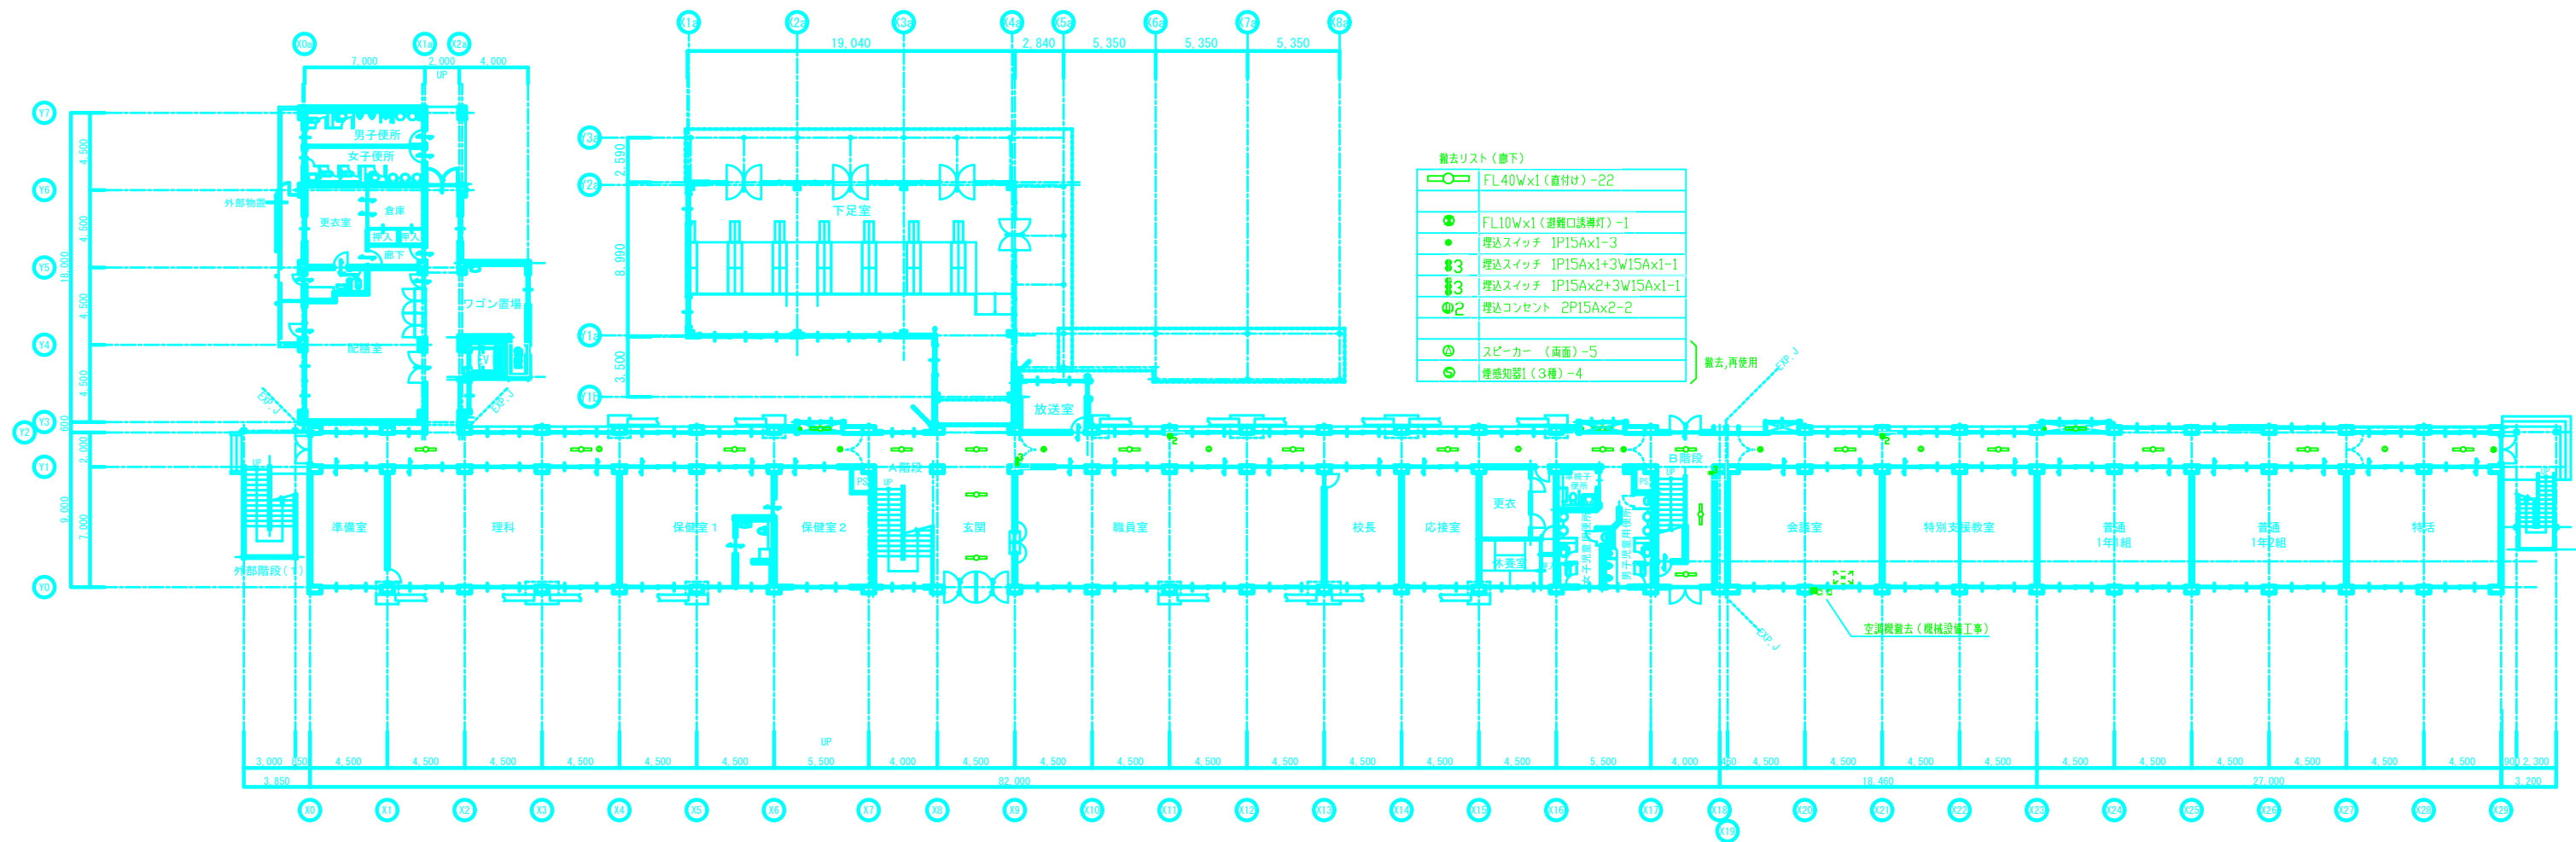

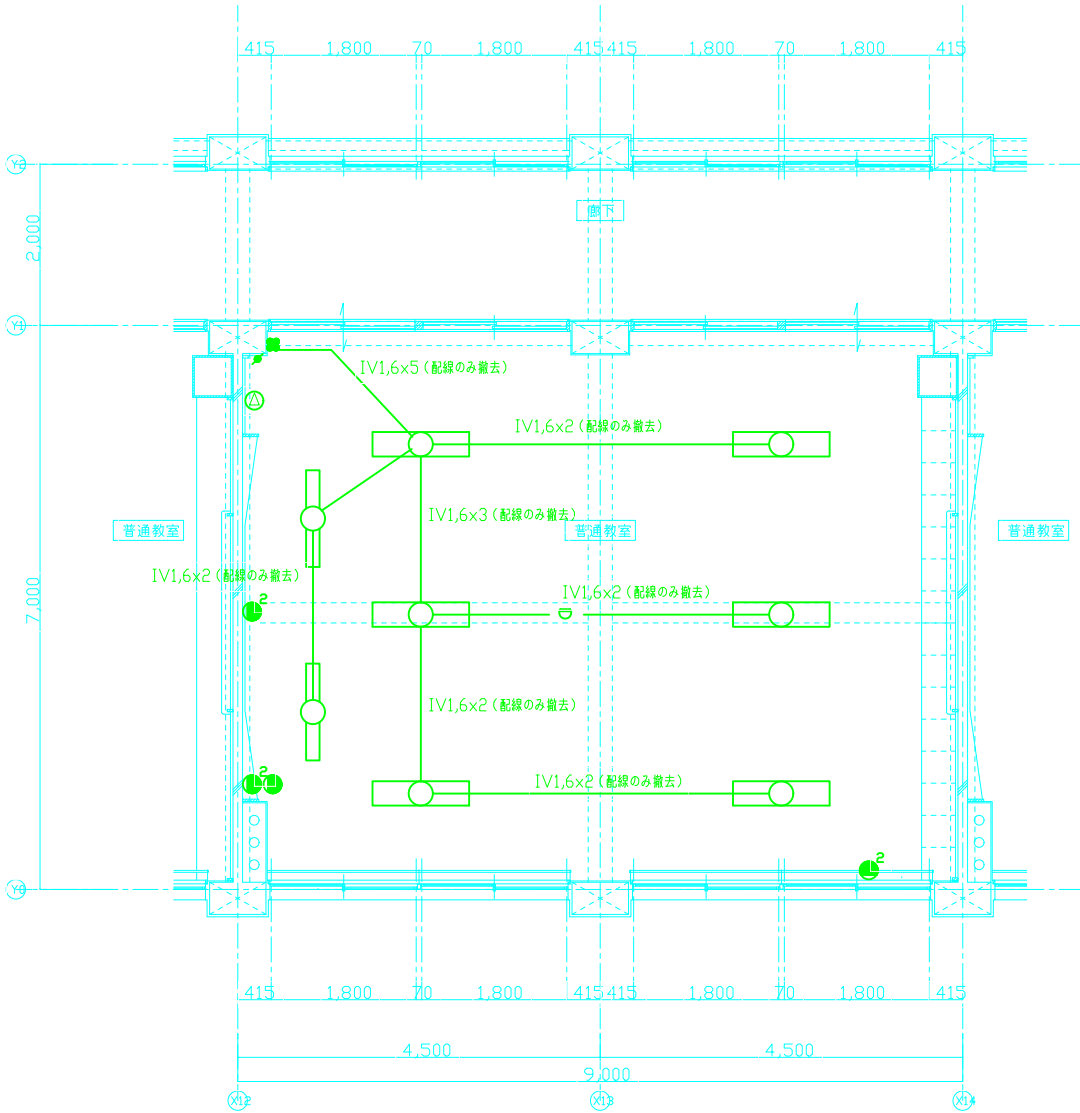

撤去リスト(廊下)	
	FL40wx2 (直付け)-6
	FL40wx1 (パイプ吊)-2
	埋込スイッチ 1P15A×4
	埋込コンセント 2P15A×2-3
	スピーカー (壁付け)-1
	アッテネーター -1
	テレビ受口 -1
	作動スポット感知器-1

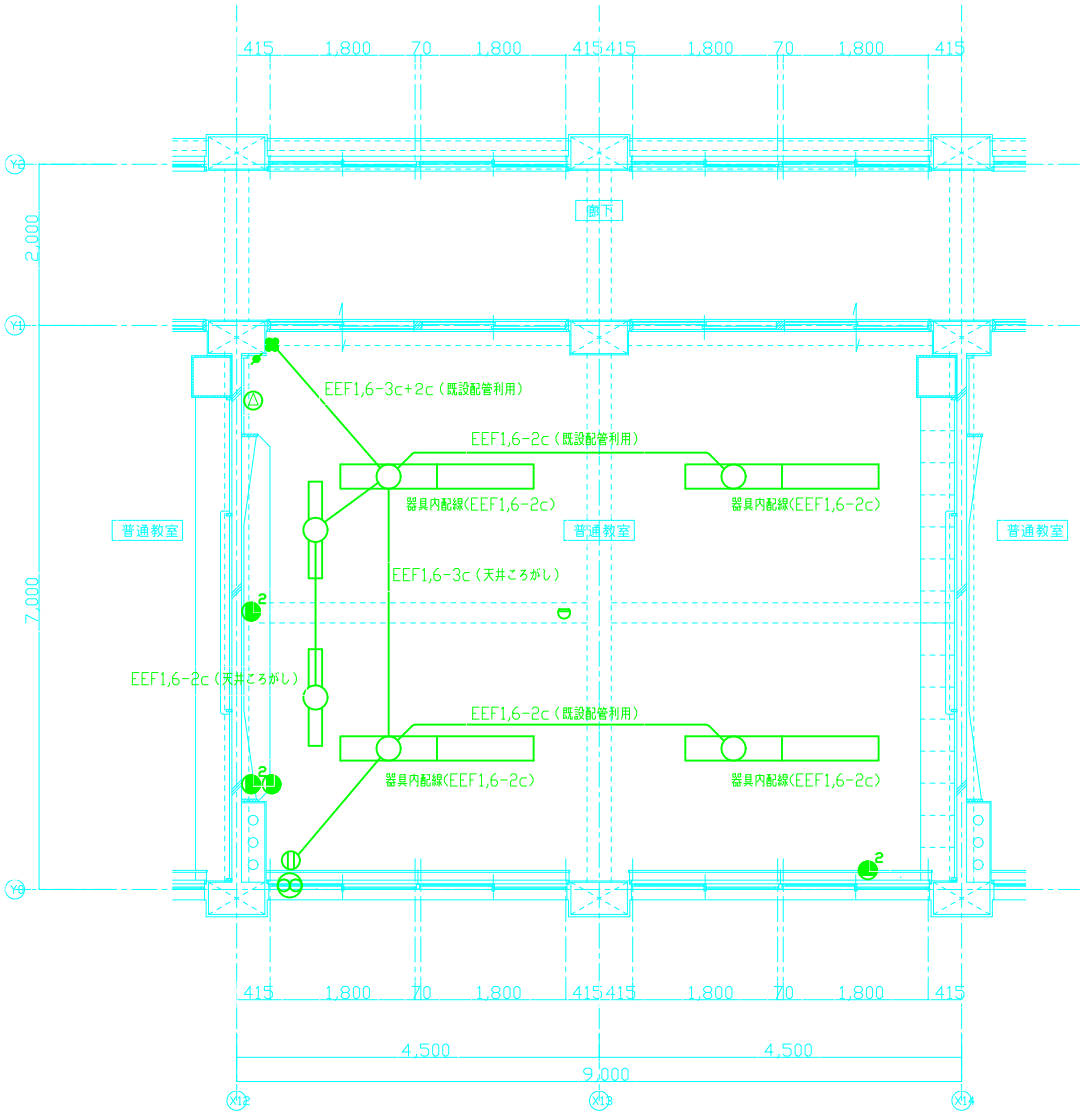


新設リスト(普通教室)	
	A322 -8
	D321 -2
	埋込スイッチ 1P15A×4
	埋込コンセント 2P15A×2-3
	スピーカー (壁付け)-1
	アッテネーター -1
	テレビ受口 -1
	作動スポット感知器-1
	換気扇300φ (SUSウェザーフード共)

既設品再使用

撤去リスト(特別活動室)	
	FL40Wx2 (通付け) -6
	FL40Wx1 (パイプ吊) -2
	増込スイッチ IP15Ax4
	増込コンセント 2P15Ax2-3
	スピーカー (壁付け) -1
	アッテネーター -1
	テレビ受口 -1
	作動スボット感知器-1


撤去リスト(旧 保健室)	
	FL40Wx2 (通付け) -6
	FL40Wx1 (パイプ吊) -2
	増込スイッチ IP15Ax4
	増込コンセント 2P15Ax2-3
	スピーカー (壁付け) -1
	アッテネーター -1
	テレビ受口 -1
	作動スボット感知器-1

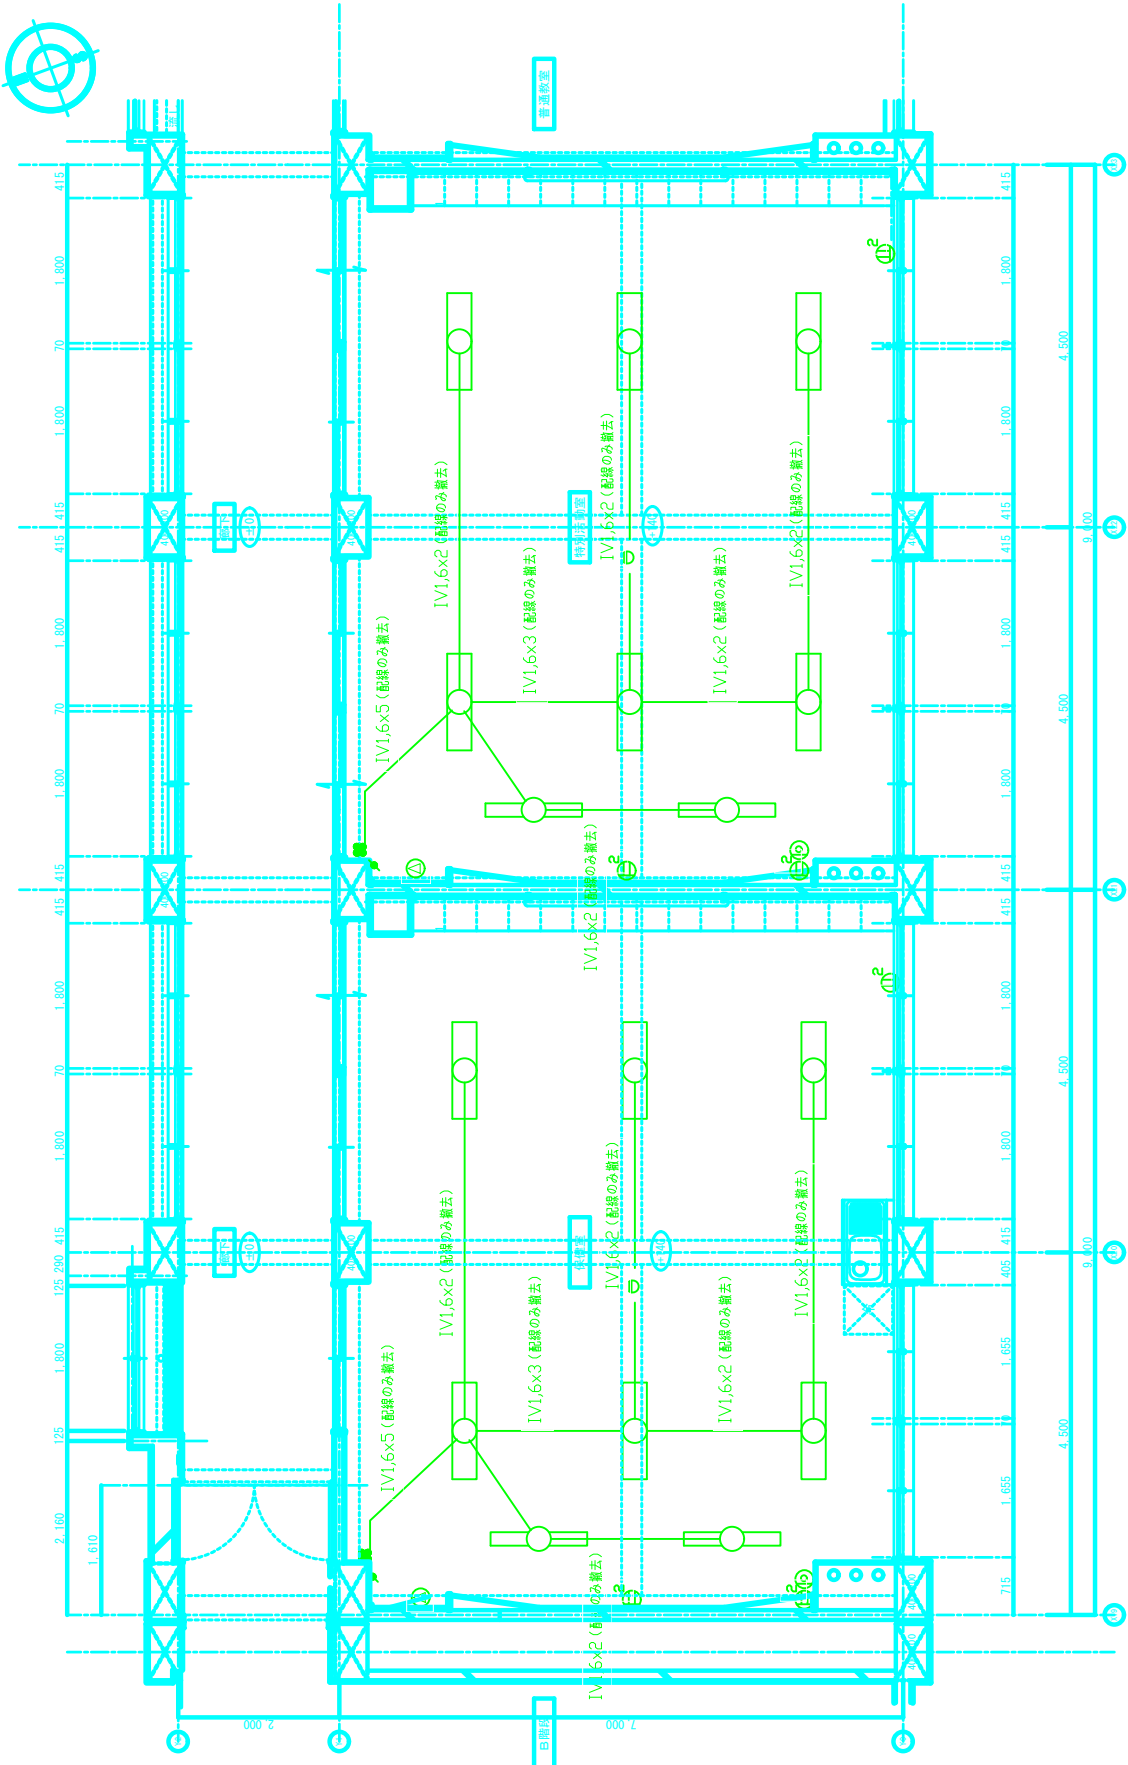

(新)会議室・特別支援教室 平面詳細図(改修) S1:50

新設リスト(新 会議室)	
	A322 -8
	C321 -2
	増込スイッチ IP15Ax4
	増込コンセント 2P15Ax2-3
	スピーカー (壁付け) -1
	アッテネーター -1
	テレビ受口 -1
	作動スボット感知器-1
	換気扇300φ (SUSウェザーフード共)


新設リスト(特別支援教室)	
	A322 -8
	C321 -2
	増込スイッチ IP15Ax4
	増込コンセント 2P15Ax2-3
	増込コンセント 2P15Ax2-1
	スピーカー (壁付け) -1
	アッテネーター -1
	テレビ受口 -1
	作動スボット感知器-1
	換気扇300φ (SUSウェザーフード共)

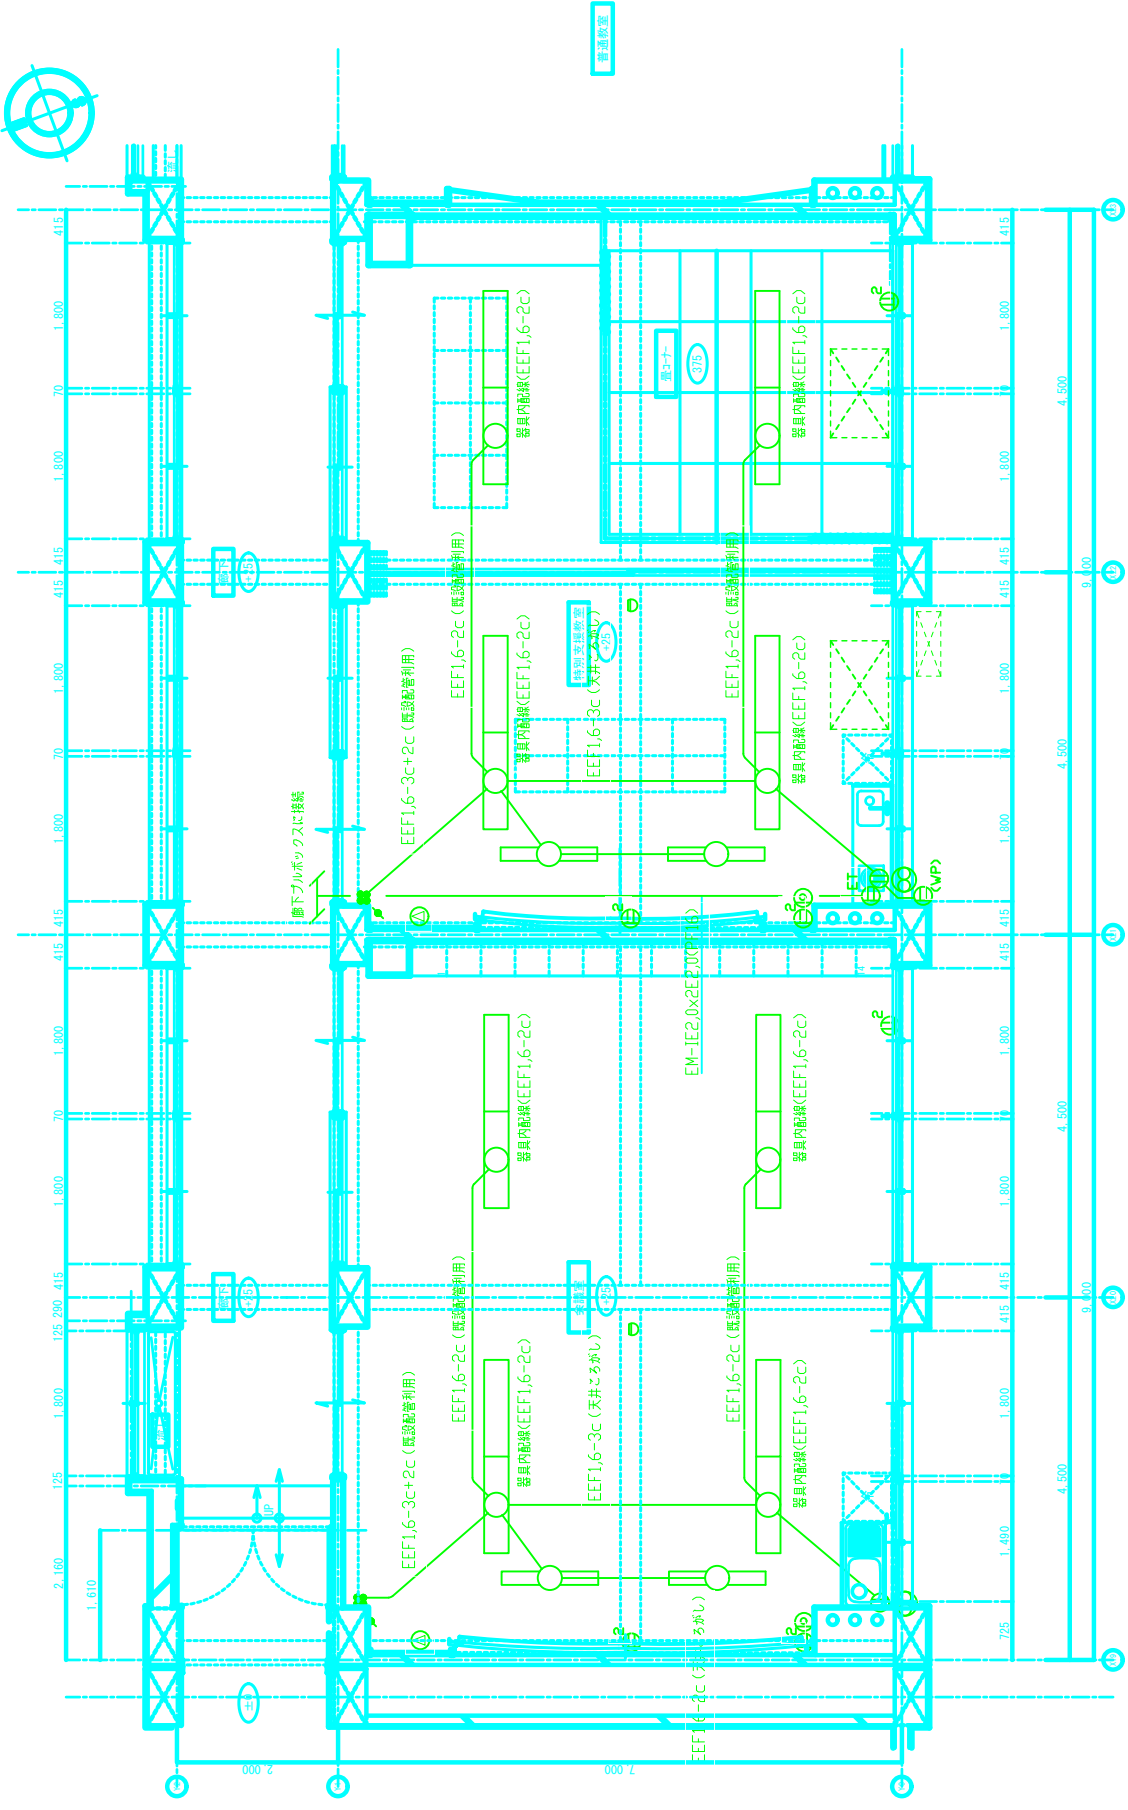

施設名			
図面番号			

撤去リスト (特別活動室)	
	FL40w×2 (垂付け) -6
	FL40w×1 (パイプ吊) -2
	埋込スイッチ 1P15Ax4
	埋込コンセント 2P15Ax2-3
	スピーカー (垂付け) -1
	アッテネーター -1
	テレビ受口 -1
	作動スポット感知器-1


撤去リスト (旧 保健室)	
	FL40w×2 (垂付け) -6
	FL40w×1 (パイプ吊) -2
	埋込スイッチ 1P15Ax4
	埋込コンセント 2P15Ax2-3
	スピーカー (垂付け) -1
	アッテネーター -1
	テレビ受口 -1
	作動スポット感知器-1

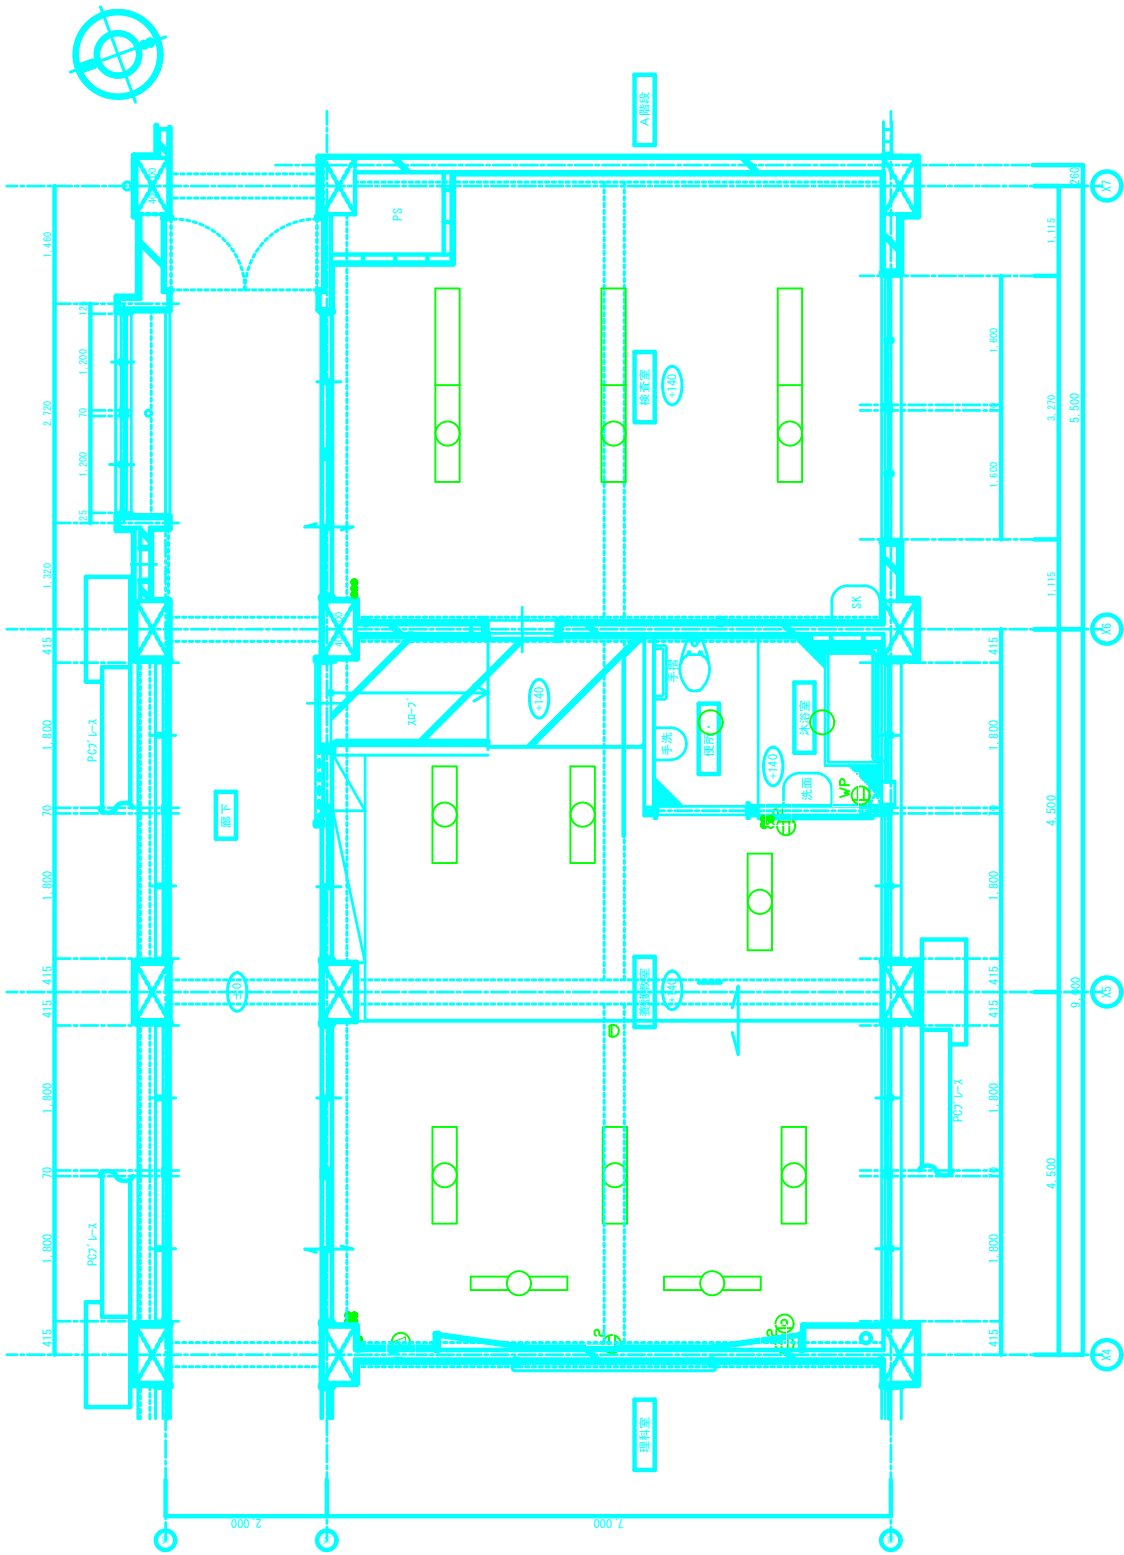

(新)保健室 平面詳細図(改修) S1:50

新設リスト (新 会議室)	
	A322 -6
	F241 -2
	埋込スイッチ 1P15Ax4
	埋込スイッチ 1P15Ax3+PL
	埋込コンセント 2P15Ax2-3
	埋込コンセント 2P15Ax2-3
	埋込コンセント 2P15Ax2-3
	スピーカー (垂付け) -1
	アッテネーター -1
	テレビ受口 -1
	作動スポット感知器-1
	ジャンクションボックス(カバープレート)

新設リスト (特別活動室)	
	A322 -6
	埋込スイッチ 1P15Ax3

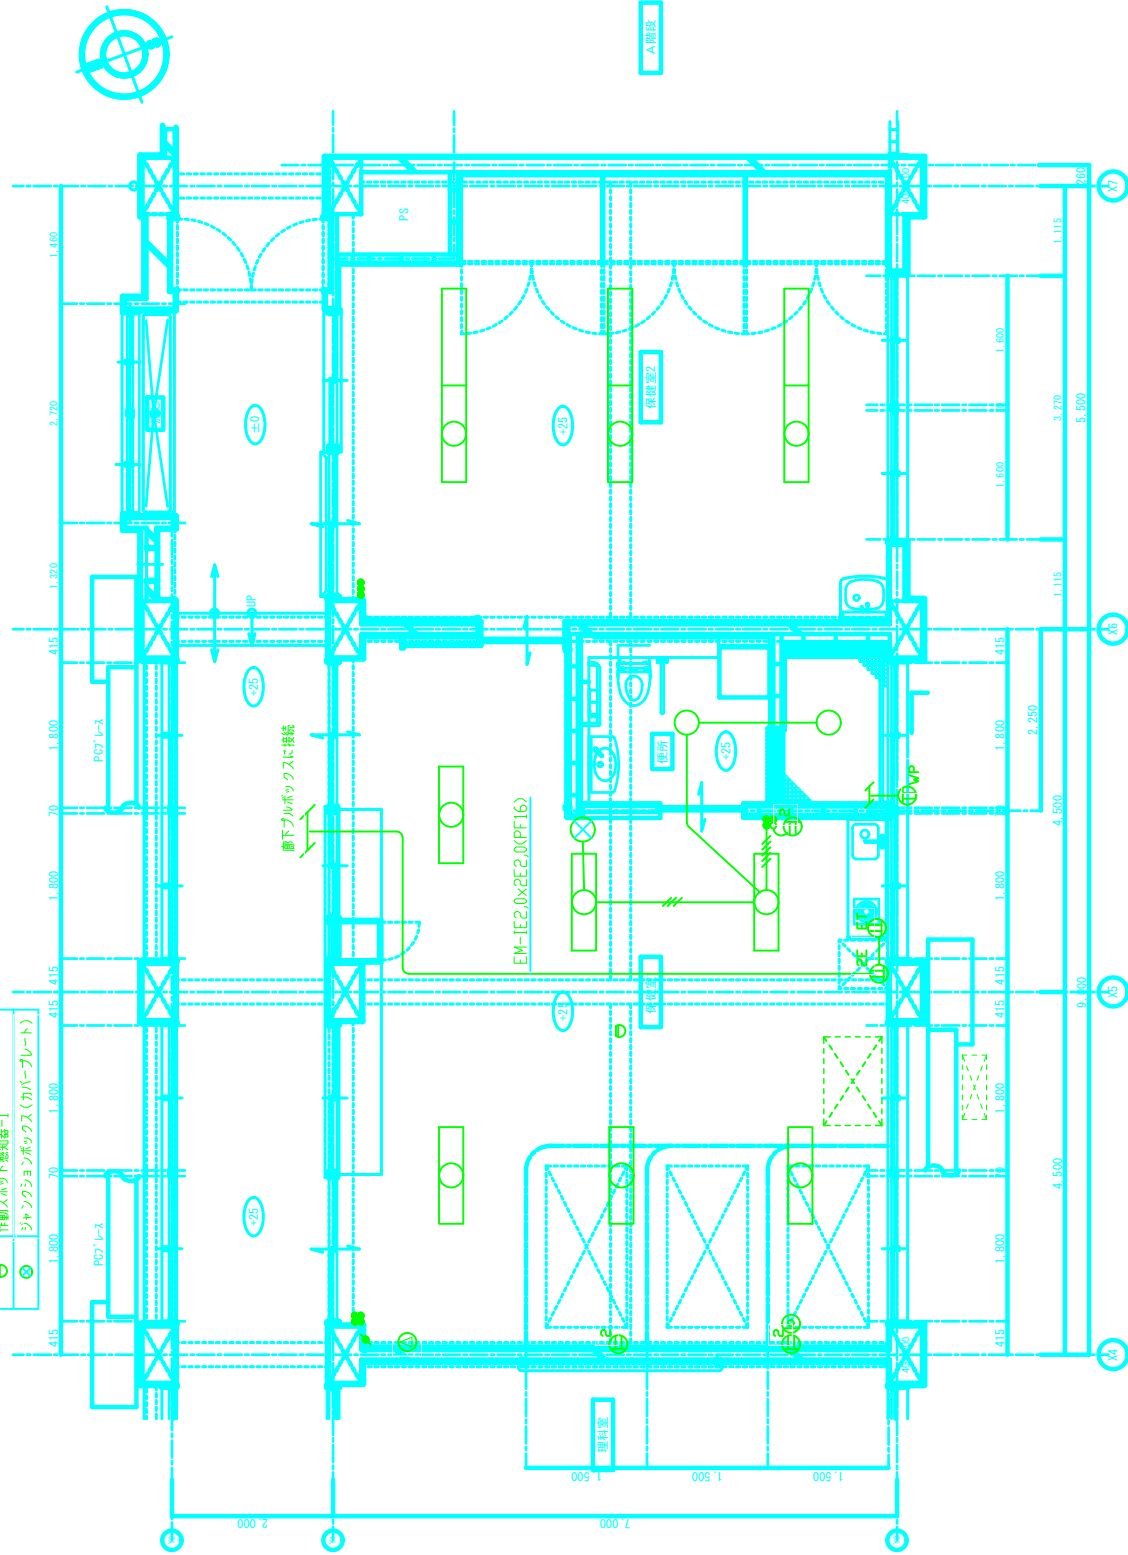

工事名称	町立大宝小学校大規模改修工事(2期)	縮尺	S1:50	日付		図面番号	E - 7
図面名称	電気設備 新保健室平面詳細図	検印					